
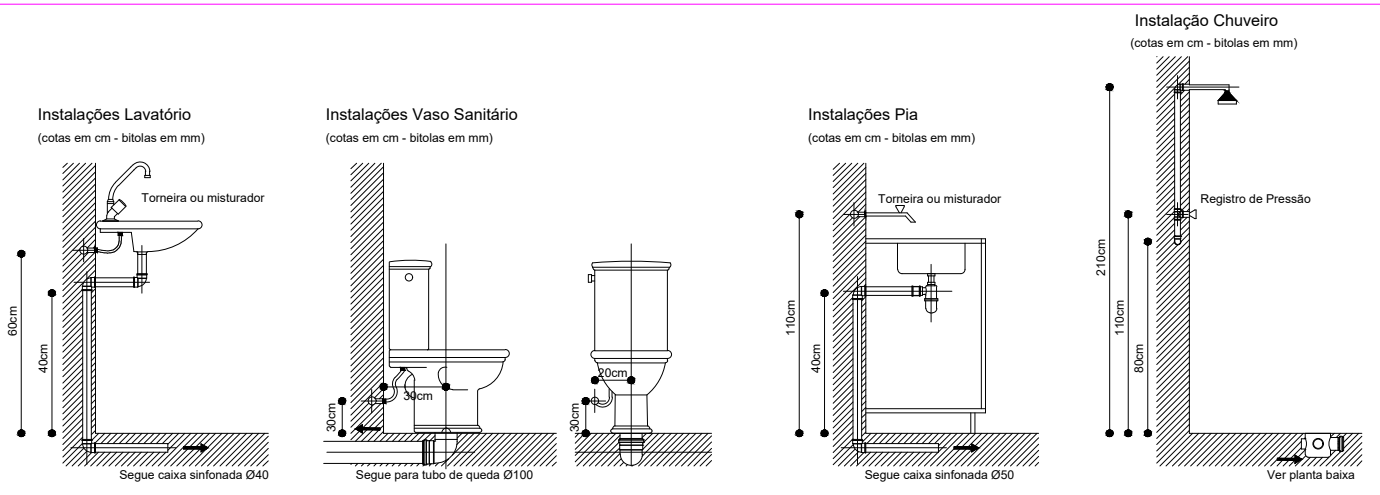


PLANTA BAIXA PAV. INFERIOR

ESC 1/75

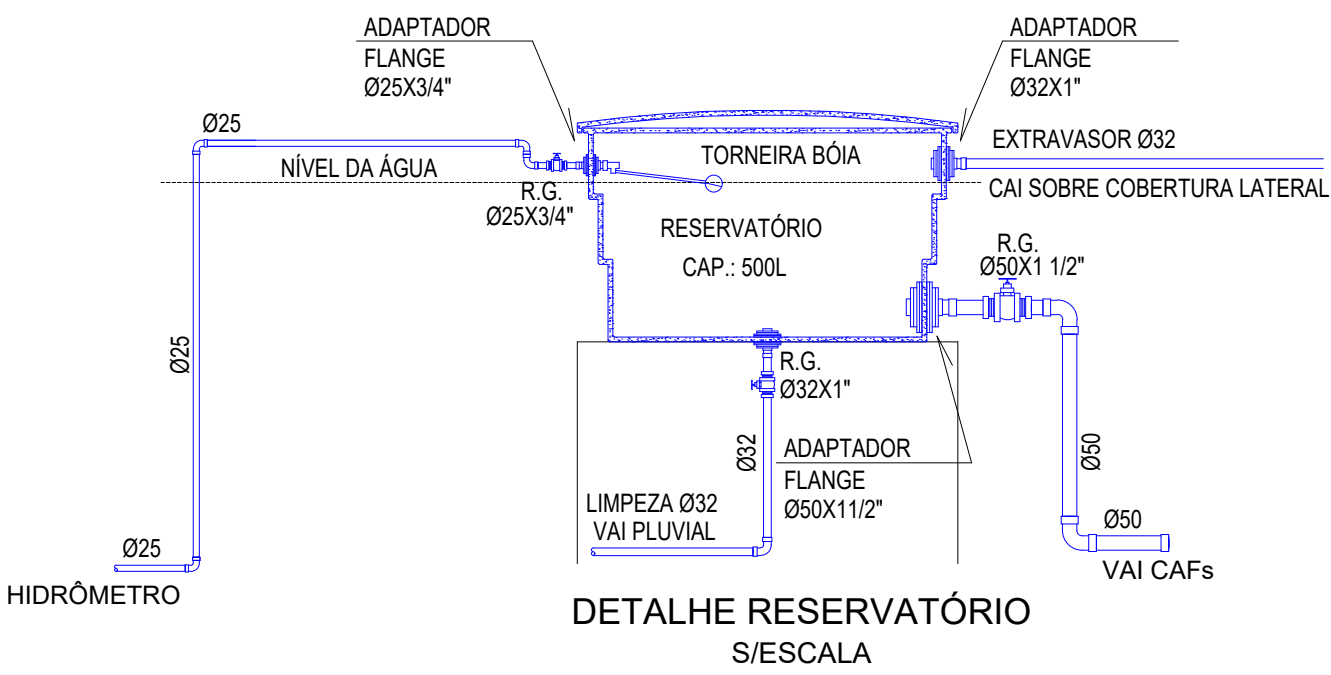


A CADA PERÍODO DE UM ANO DE USO DA FOSSA SÉPTICA DEVE SER REMOVIDO O LODO DIGERIDO, QUE PODE SER ENTERRADO (REMOÇÃO ATRAVÉS DE BOMBAS). PARA EVITAR ODORES DECORRENTES DO INÍCIO DO TRATAMENTO DOS ESGOTOS NA FOSSA SÉPTICA, O PROCESSO DE DECOMPOSIÇÃO DEVE SER ATIVADO INTRODUZINDO DE 50 A 100 LITROS DE LODO EM DIGESTÃO, PROVENIENTES DE OUTRA FOSSA OU A MESMA QUANTIDADE DE SOLO RICO EM HUMOS. QUANDO A FOSSA SÉPTICA EM FUNCIONAMENTO APRESENTAR MAUS ODORES, DEVE SER COLOCADA UMA SUBSTÂNCIA ALCALINIZANTE, A CAL, POR EXEMPLO.

Diâmetro	Declividade
100 mm	1 %
75 mm	2 %
50 mm	2 %
40 mm	2 %

LEGENDA:
TQP= tubo de queda pluvial
TQ= tubo de queda
TV= tubo de ventilação
CG= caixa de gordura
CI= caixa de inspeção
CP= caixa de passagem
CIP= caixa de inspeção pluvial

Tubulação esgoto
Tubulação ventilação
Tubulação água pluvial
Tubulação de drenagem (tubo corrugado)

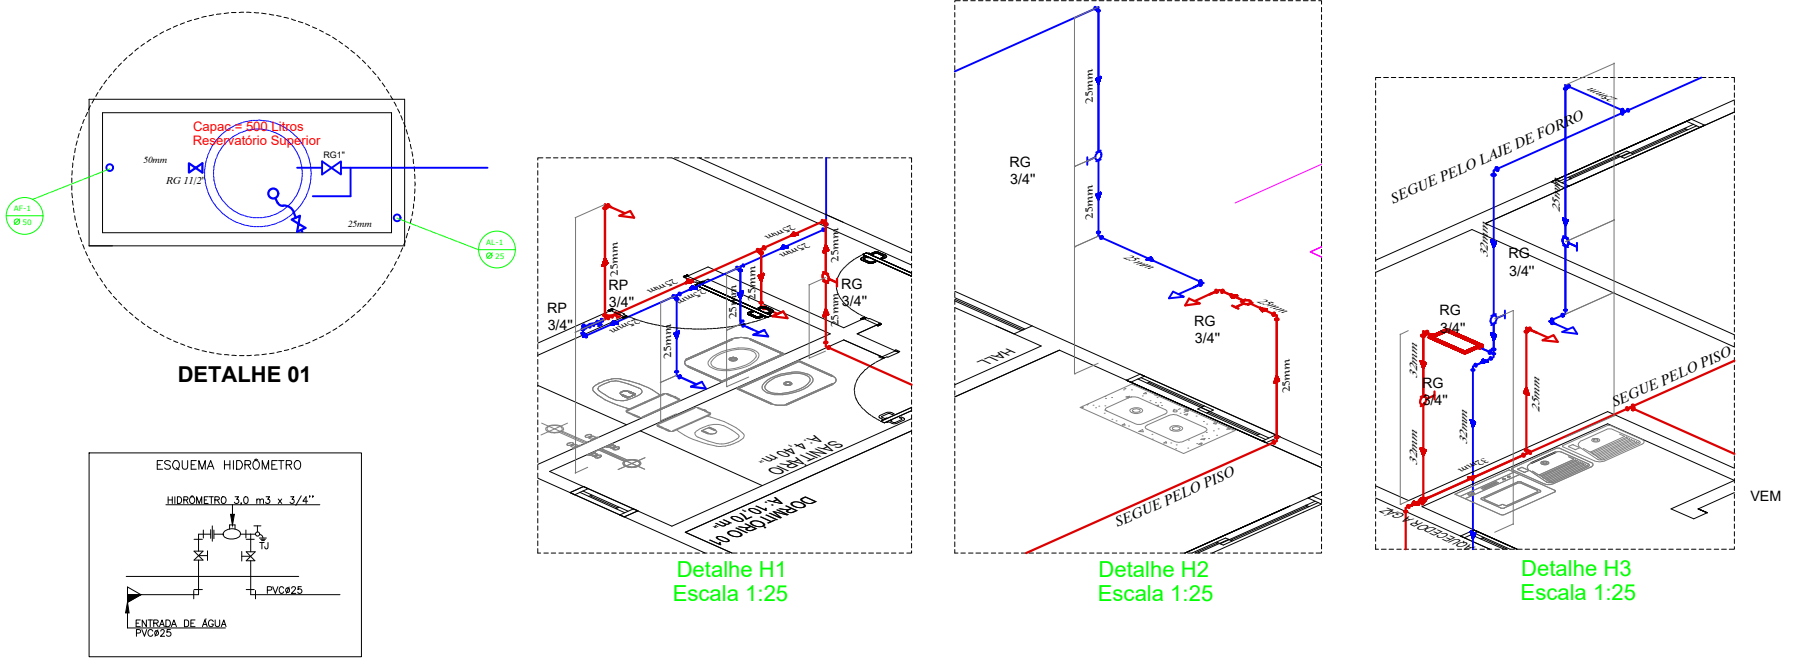

PREFEITURA

SÃO VALENTIM - RS

Praça Tancredo de Almeida Neves, 30 - São Valentim/RS
Fones: 33731206 / 33731224

PROJETO REFORMA DO GINÁSIO MUNICIPAL

ENDEREÇO: LOTE URBANO NÚMERO OITO "A" (Nº 08-A) DA QUADRA NÚMERO QUARENTA E SEIS (Nº 46), SITUADO NO LADO PAR DA RUA PRESIDENTE GETÚLIO DORNELES VARGAS, BAIRRO CENTRO, MUNICÍPIO DE SÃO VALENTIM-RS.

RESPONSÁVEL TÉCNICO:

PROPRIETÁRIO:

MATEUS ANTONIO ARTUZI
ENGº CIVIL - CREA RS 219322

PREFEITURA MUNICIPAL
CNPJ: 87.613.378/0001-49

REVISÃO:

DATA: MAIO/2023

HIDROSSANITÁRIO
PLANTA BAIXA INFERIOR

DESENHO:

ESCALA: 1:75

02/02