


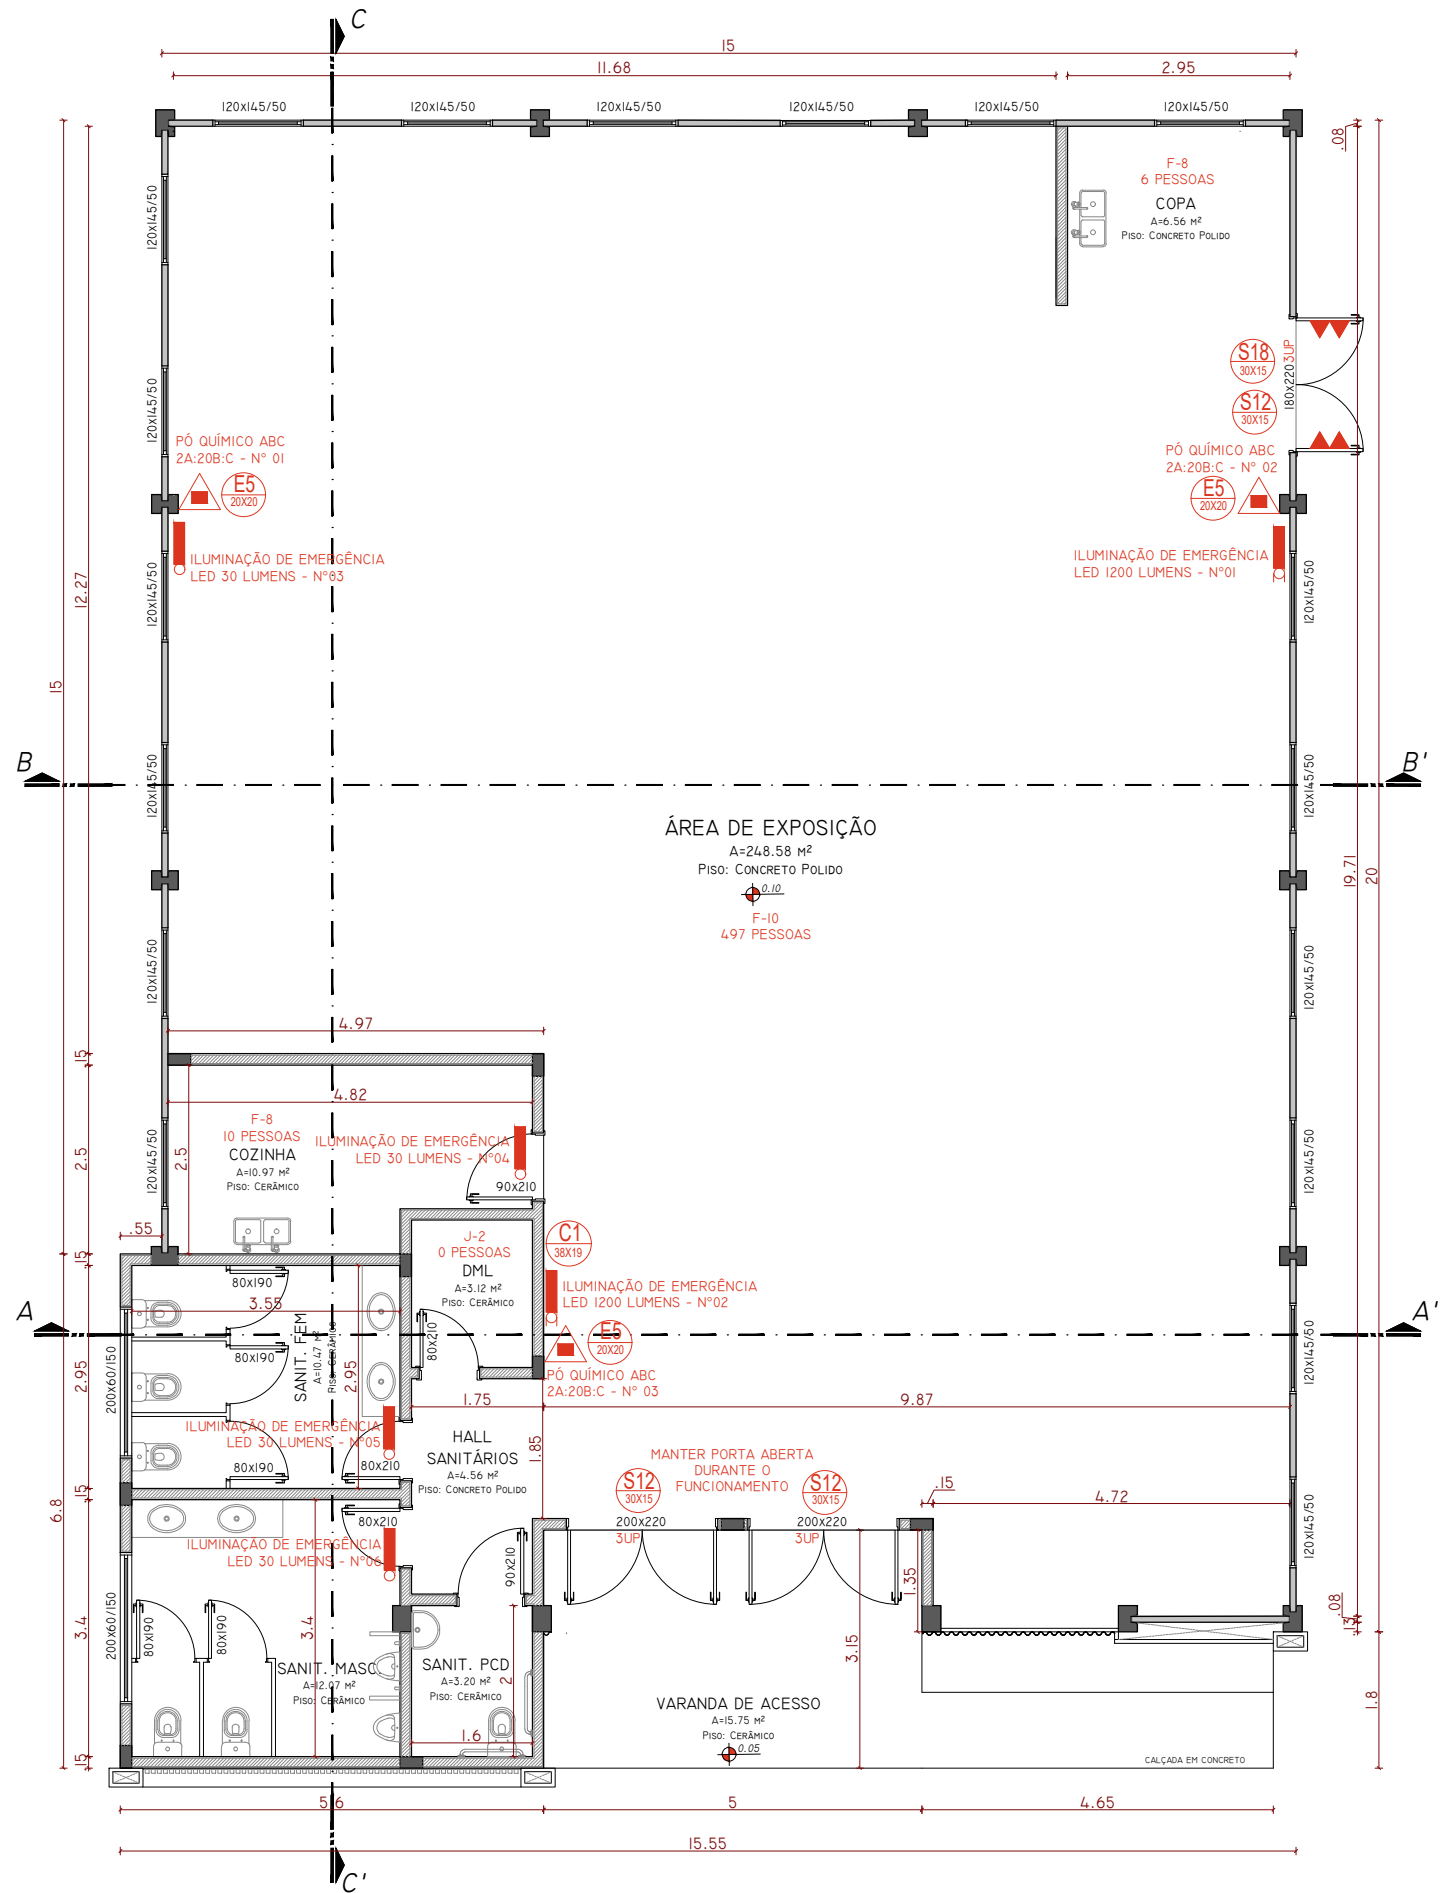

PLANTA BAIXA
ESCALA: 1/100

QUANTITATIVO	
ITEM	QTDE
EXTINTOR ABC 4kg	3 UNID.
LUMINÁRIA LED 2 FAROIS 1200 LUMENS	2 UNID.
LUMINÁRIA 30 LED 55/100 LUMENS	4 UNID.
PLACA S12 15x30	3 UNID.
PLACA S18 15x30	2 UNID.
PLACA E5 20x20	3 UNID.
PLACA C1 38x19	1 UNID.



POPULAÇÃO				
AMBIENTE	ÁREA	GRUPO	REGRA	POPULAÇÃO
ÁREA DE EXPOSIÇÃO	248,58 m²	F10	2 P C/ 1 m²	497 PESSOAS
COZINHA	10,97 m²	F8	1 P C/ 1 m²	10 PESSOAS
COPA	6,56 m²	F8	1 P C/ 1 m²	6 PESSOAS
DEPÓSITO	3,12 m²	J2	1 P C/ 30 m²	0 PESSOA
TOTAL				513 PESSOAS

LEGENDA

- HIDRANTE DUPLO
- EXTINTOR PORTÁTIL DE ÁGUA PRESSURIZADA
- EXTINTOR PORTÁTIL DE ESPUMA MECÂNICA
- EXTINTOR SOBRODAS DE ESPUMA MECÂNICA
- EXTINTOR PORTÁTIL DE PÓ BC
- EXTINTOR PORTÁTIL DE PÓ ABC
- ALARME DE INCÊNDIO
- CENTRAL DE ALARME
- PONTO DE ILLUM. DE EMERG. DE ALTA CAPAC. LED 2 FAROIS 1200 LUMENS
- PONTO DE ILLUM. DE EMERG. COMUM 30 LED 55/100 LUMENS
- PONTO DE ILUMINAÇÃO DE EMERGÊNCIA BALIZAMENTO
- INDICATIVO DE SAÍDA
- INDICATIVO DE FUGA - DIREÇÃO A SEGUIR
- BARRA ANTI-PÂNICO

LEGENDA RTCBMS 05/2016 - PARTE 08



- PLACA INDICATIVA DE DIREÇÃO
- PLACA INDICATIVA DE DIREÇÃO
- PLACA INDICATIVA DE DIREÇÃO
- PLACA DE LOTAÇÃO MÁXIMA
- PLACA SAÍDAS DE EMERGÊNCIA
- PLACA INDICAÇÃO DE EXTINTORES
- ACIONAR MANUAL DE ALARME
- PLACA NÃO FUME
- PLACA ABRIGO DE MANGUEIRA
- INSTRUÇÃO ABERTURA DE PORTA

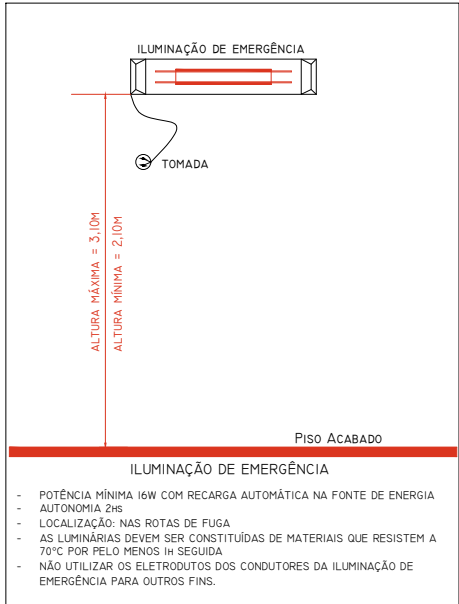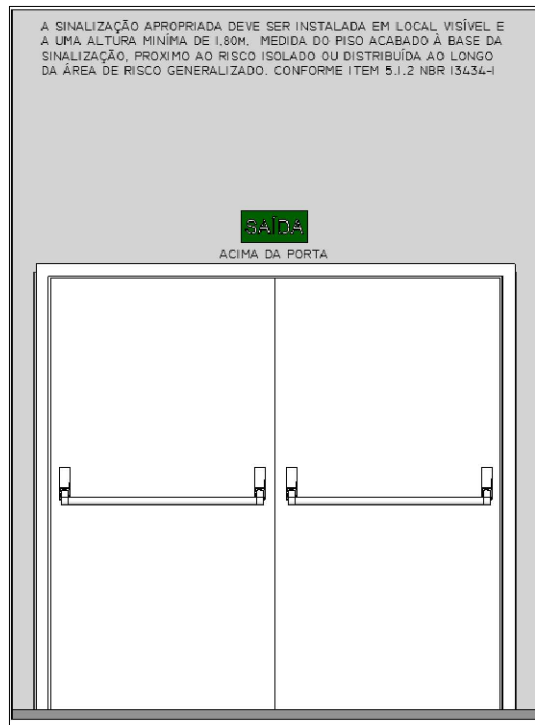

ESPECIFICAÇÕES P/ SINALIZAÇÃO

cód. S1		- PLACA EM PVC - INDICATIVA DO SENTIDO DE UMA SAÍDA DE EMERGÊNCIA (30x15cm)
cód. S2		- PLACA EM PVC - INDICATIVA DO SENTIDO DE UMA SAÍDA DE EMERGÊNCIA (30x15cm)
cód. 03		- PLACA EM PVC - INDICATIVA ROTA DE FUGA PARA FRENTE (30x15cm)
cód. 15		- PLACA EM PVC - INDICATIVA DO SENTIDO FUGA NA DIREÇÃO VERTICAL OU POR RAMPAS (30x15cm)
cód. 13		- PLACA EM PVC - INDICATIVA DO SENTIDO FUGA NO INTERIOR DAS ESCADAS (30x15cm)
cód. 12		- PLACA EM PVC - INDICATIVA DE SAÍDA DE EMERGÊNCIA - FIXADA SOBRE A PORTA (30x15cm)

OBS: OS PADRÕES DAS SINALIZAÇÕES DEVEM ATENDER O PRESCRITO NA NBR 13634-2/2004 E RESOLUÇÃO TÉCNICA CBHRS N.º 12/2021

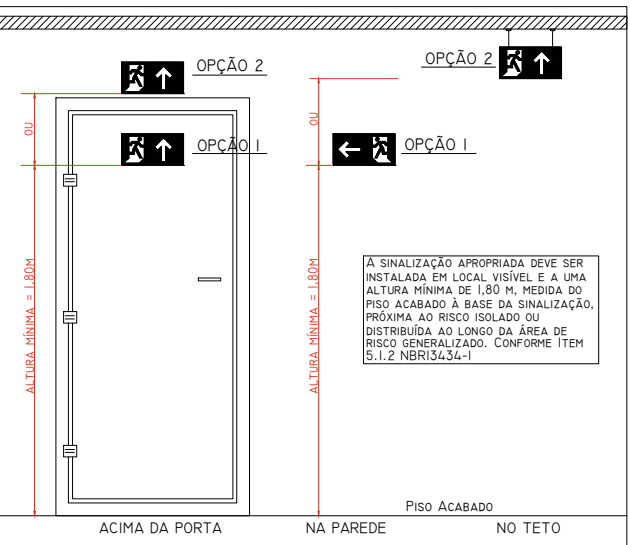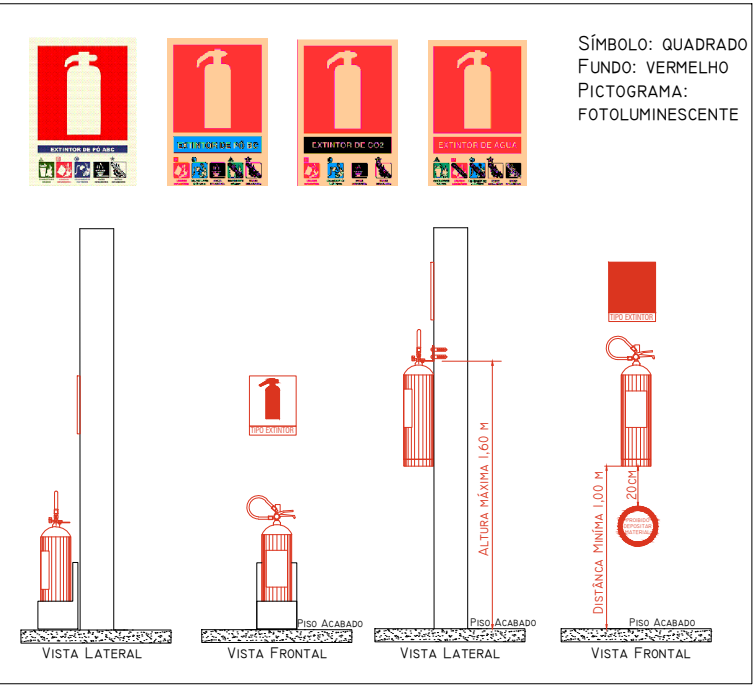

APROVAÇÃO:

ARQUITETURA E ENGENHARIA

(54) 99903-5785
arqengbox@gmail.com
Rua do Comércio, 37
Centro - Ibiaciá/RS

ANDRIELE PANISSON
Arquiteta e Urbanista
CAU A186316-9

ALANA DOGENSKI
Engenheira Civil
CREA/RS 248165

PROJETO: PAVILHÃO PARA FEIRA DO PRODUTOR

ENDEREÇO: RUA PADRE ESTEVÃO VONSOSKI N° 51 - CENTRO - SÃO VALENTIM/RS

PROPRIETÁRIO(A):

ÁREA:
312,72 M2

RESPONSÁVEIS TÉCNICOS:

DATA: NOVEMBRO/2025

DESENHO: ALANA

DESCRIÇÃO:
PPCI - PLANTA BAIXA

Eng. Civil Alana Dogenski
CREA/RS 248165

Eng. Civil Alana Dogenski
CREA/RS 248165

ESCALA:
INDICADA

PRANCHA
02/03

É PROIBIDO QUALQUER TIPO DE CÓPIA OU REPRODUÇÃO DESTE PROJETO. DIREITOS AUTORAIS RESERVADOS CONFORME ART. 184 DO CÓDIGO PENAL, LEI 5.988 DO CÓDIGO CIVIL E RES. DO CONFEA 205/71

NOTA

1 - DEVE HAVER 1 (UM) EXTINTOR DISTANTE NO MÁXIMO 5,0M DAS PORTAS DE ENTRADA;
2 - A SINALIZAÇÃO DE PORTAS DE SAÍDA DEVE ESTAR LOCALIZADA IMEDIATAMENTE ACIMA DAS PORTAS, NO MÁXIMO A 10,0CM DA VERGA; OU NA IMPOSSIBILIDADE DESTA, DIRETAMENTE NA FOLHA DA PORTA, CENTRALIZADA A 1,80M MEDIDA DO PISO ACABADO À BASE DA SINALIZAÇÃO; TODOS OS EXTINTORES DEVEM ESTAR SINALIZADOS CONFORME A RTCBMS 11/2016;
3 - A SINALIZAÇÃO DE ORIENTAÇÃO DE ROTAS DE SAÍDA DEVE ESTAR LOCALIZADA A 1,80M MEDIDA DO PISO ACABADO À BASE DA SINALIZAÇÃO;
4 - É NECESSÁRIO ILUMINAÇÃO DE EMERGÊNCIA: A ILUMINAÇÃO DE EMERGÊNCIA DEVE TER CIRCUITO DEDICADO, INDEPENDENTE DOS DEMAIS CIRCUITOS, AUTONOMIA MÍNIMA DE 2H, TER AFASTAMENTO MÁXIMO ENTRE ELAS DE NO MÁXIMO 2 VEZES A ALTURA DE INSTALAÇÃO E A ALTURA DE INSTALAÇÃO DEVE ESTAR ENTRE 2,10 A 2,80M; A ILUMINAÇÃO DE EMERGÊNCIA DEVE ATENDER ABNT NBR 10898 DE 2013 E DEVE SER PROJETADA E EXECUTADA POR PROFISSIONAL HABILITADO;
5 - DEVERÁ SER REALIZADO TREINAMENTO DE INCÊNDIO CONFORME RT 11/2009, SENDO NECESSÁRIO PELOS MENOS 3 PESSOAS PARA GARANTIR A SEGURANÇA;
6 - OS CORRIMÕES DAS ESCADAS DEVEM SER INSTALADOS EM AMBOS OS LADOS E CONFORME A RTCBMS 11/2016, DEVEM SER CONTÍNUOS, SEM ARESTAS VIVAS;
7 - OS LADOS ABERTOS DAS ESCADAS DEVEM POSSUIR GUARDAS CONFORME A RTCBMS 11/2016;
8 - OS LANCES CURVOS DAS ESCADAS DEVERÃO SER SINALIZADOS COM FITA FOTOLUMINESCENTE ANTIDERRAPANTE AO LONGO DE TODA A ESCADA;
9 - NÃO É PERMITIDO O USO DE MAIS DE 2 PISOS POR UNIDADE AUTÔNOMA;
10 - RECOMENDA-SE QUE AS INSTALAÇÕES ELÉTRICAS DA EDIFICAÇÃO/INSTALAÇÕES INTERNAS DOS APARTAMENTOS ATENDAM A SEGURANÇA CONTRA INCÊNDIOS. RECOMENDA-SE LAUDO ELÉTRICO E MANUTENÇÃO PREDIAL;
11 - TODA E QUALQUER OBRA DEVE TER ACOMPANHAMENTO RESPONSÁVEL TÉCNICO COM EMISSÃO DE ART OU RRT DE MANUTENÇÃO RECARGA DE EXTINTORES;
12 - A EDIFICAÇÃO DEVE TER PROJETO E EXECUÇÃO ATENDENDO AOS REQUISITOS DE SEGURANÇA ESTRUTURAL EM SITUAÇÕES DE INCÊNDIO PREVISTOS NA IT 08/2019 DE SÃO PAULO, ESTA PLANTA TÉCNICA NÃO CONTÉM OS PROJETOS TÉCNICOS EXECUTIVOS DE SEGURANÇA ESTRUTURAL, CONSULTAR PROJETISTA ESTRUTURAL;
13 - SUGERE-SE FAZER PROTEÇÃO DA EDIFICAÇÃO USANDO MATERIAIS DE ACABAMENTO E REVESTIMENTO RESISTENTES A INCÊNDIOS, QUE DEVE ATENDER AOS REQUISITOS MÍNIMOS CONTRA INCÊNDIO PREVISTOS NA IT 10/2019 DE SÃO PAULO.
ESTE PPCCI SEGUIR A RTCBMS N° 05/2016; DECRETO N° 51.803 DE 10 DE SETEMBRO DE 2016.
SALIENTA-SE QUE ESTE PLANO DE PREVENÇÃO E PROTEÇÃO CONTRA INCÊNDIO ENCONTRA-SE EM TRAMITAÇÃO NO CORPO DE BOMBEIROS DO ESTADO DO RIO GRANDE DO SUL, SUJEITO A DEFERIMENTO. SALIENTA-SE QUE ESTA PLANTA TÉCNICA COMPÕE A DOCUMENTAÇÃO LEGAL DO PPCCI. DEVERÁ SER PROVIDENCIADO O PPCCI E PROJETOS EXECUTIVOS COMPLEMENTARES A FIM DE INSTALAR E EXECUTAR OS SISTEMAS DE: ILUMINAÇÃO DE EMERGÊNCIA E 03 PESSOAS TREINADAS.