
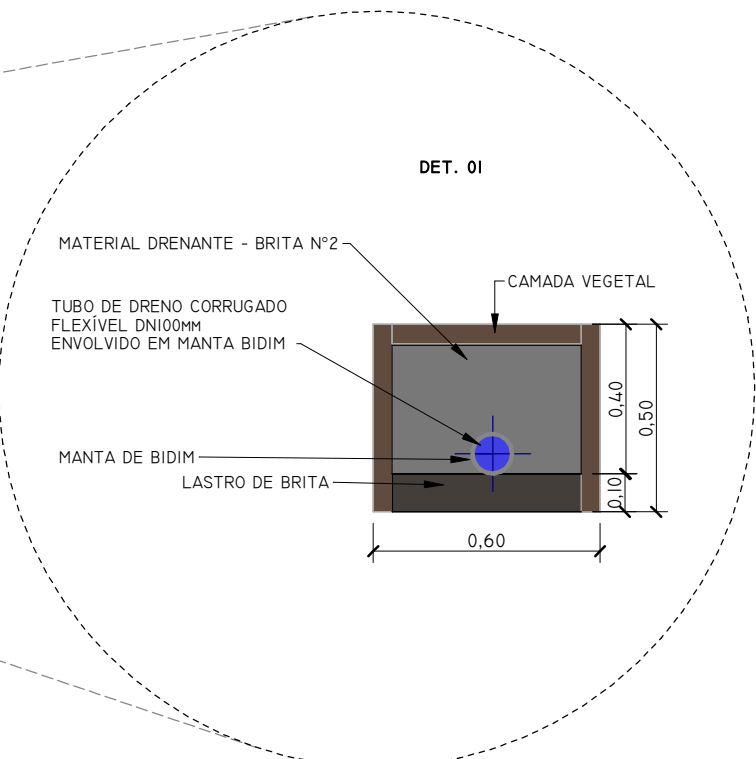


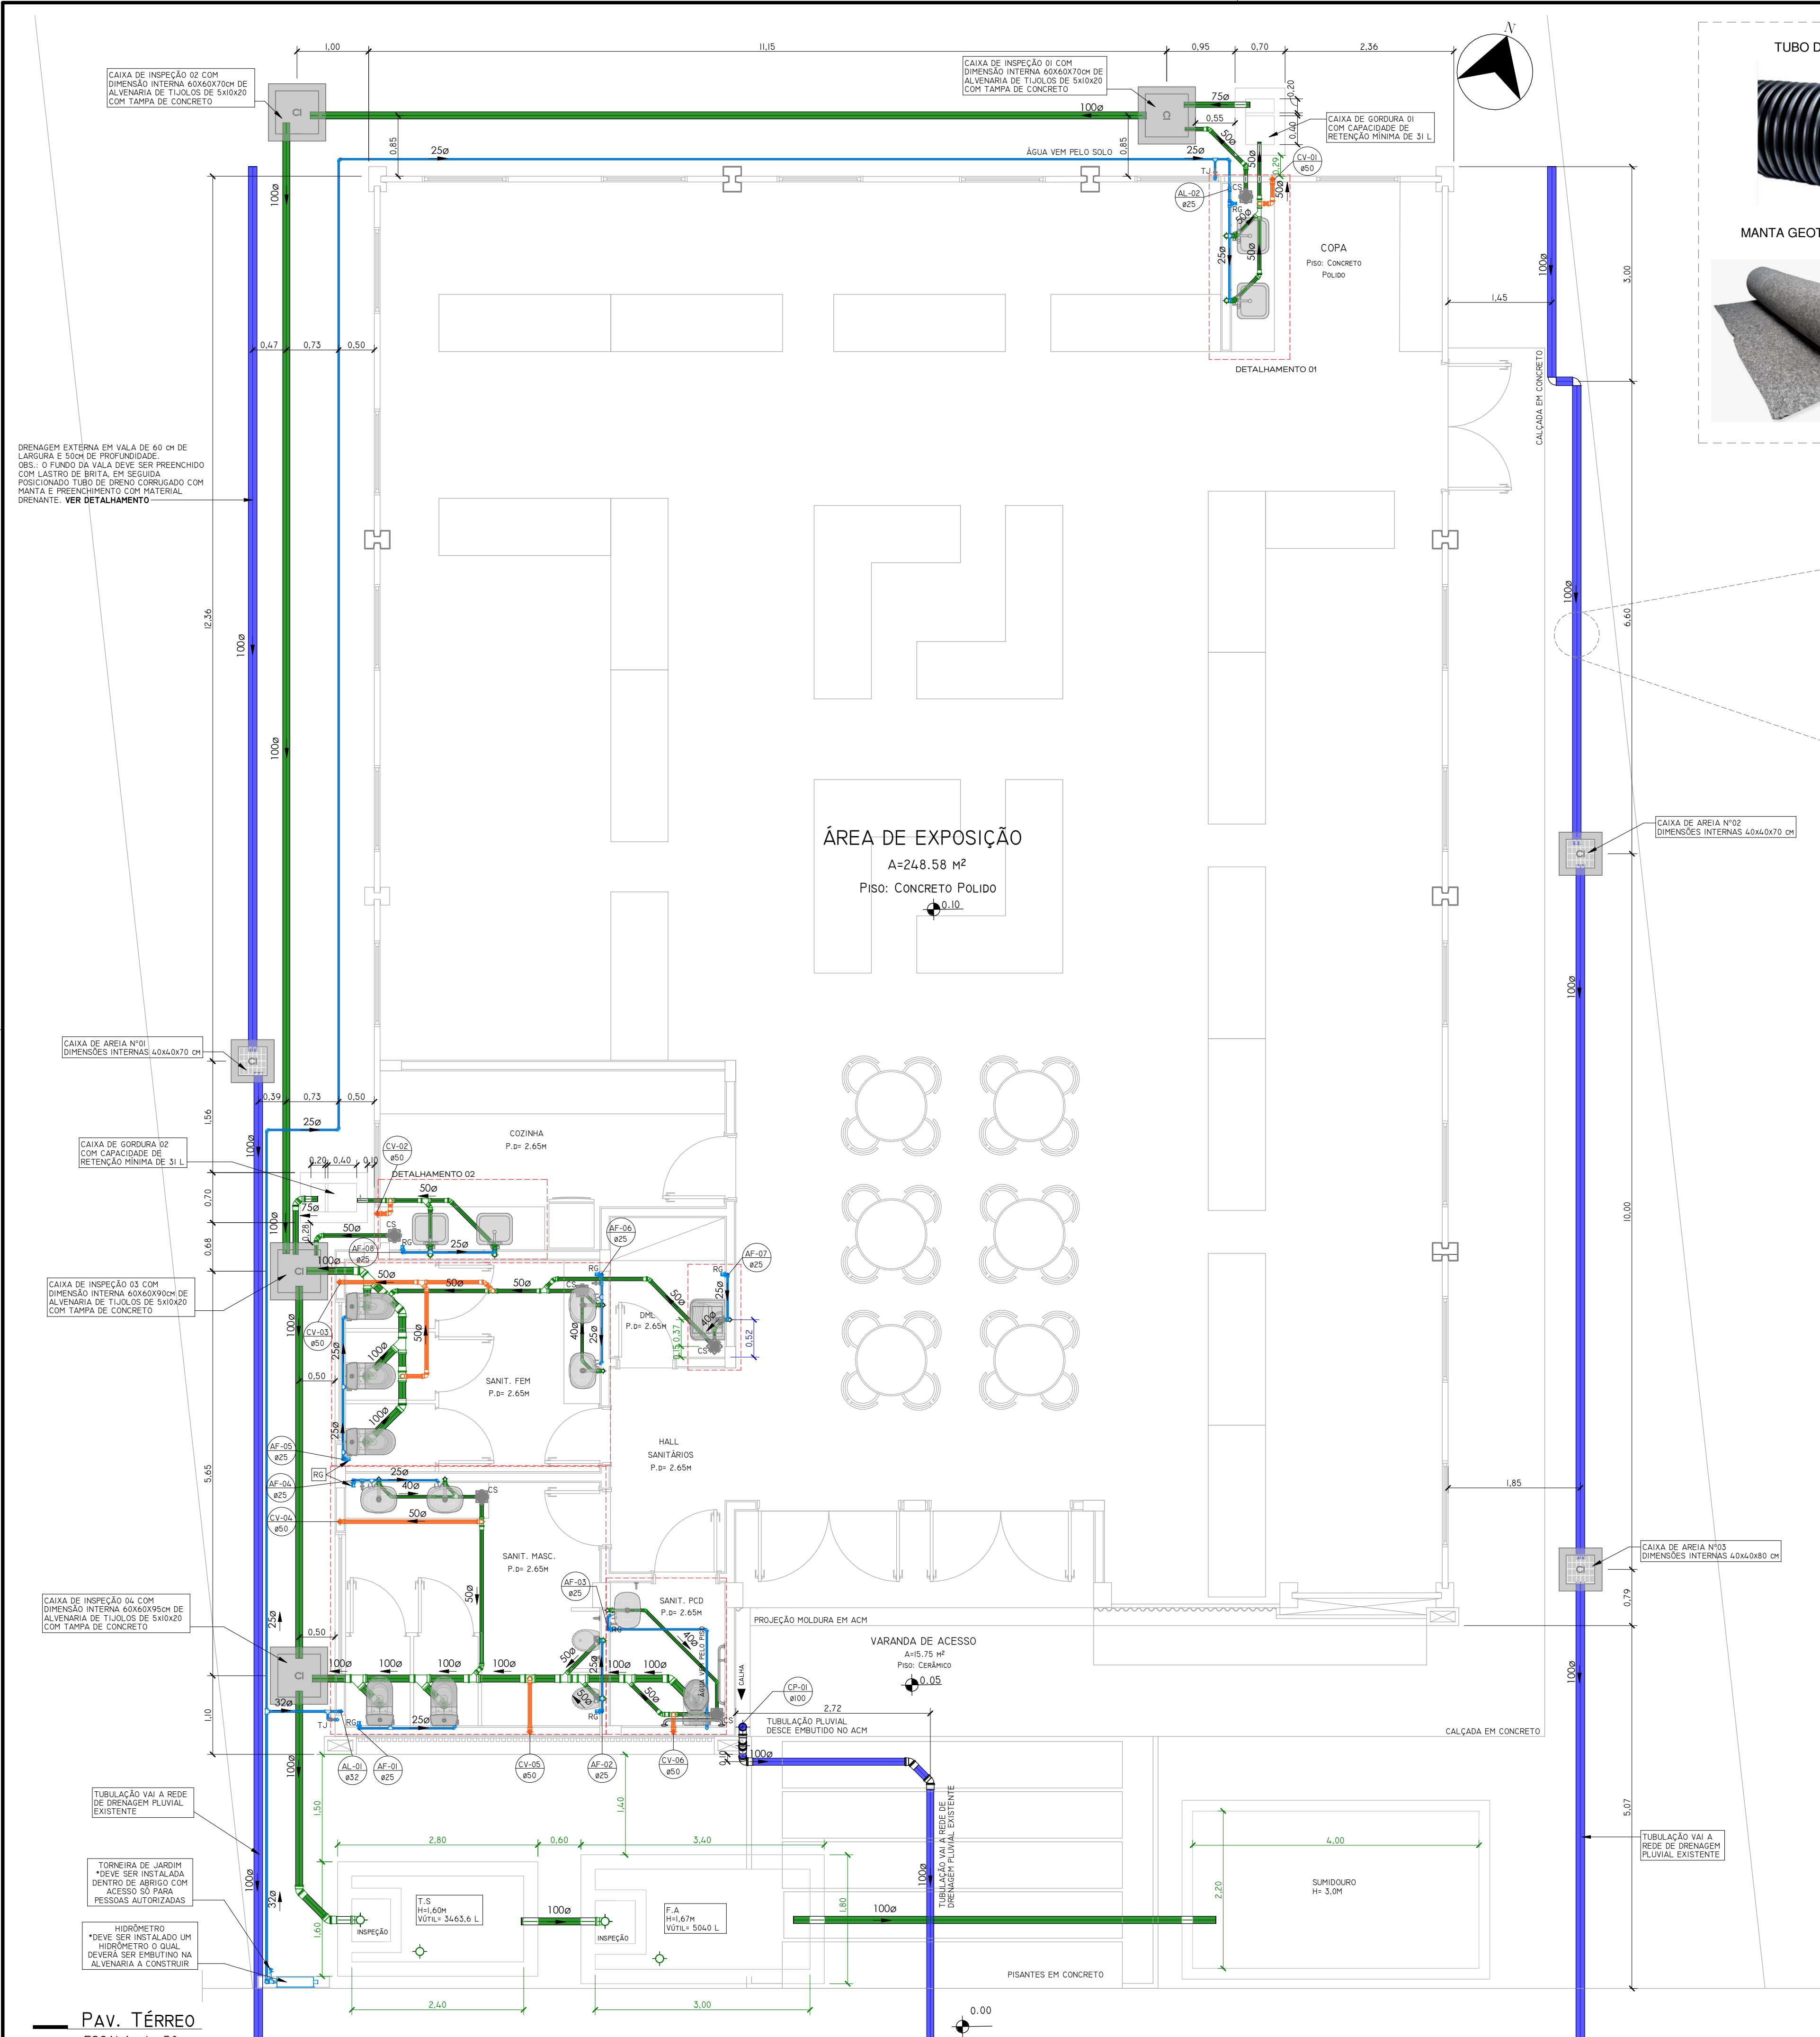

DETALHAMENTO TUBO DE DRENAGEM
ESCALA 1 : 20

SÍMBOLOS	
ØDIAMETER	DIÂMETRO DA TUBULAÇÃO
I=INCLINAÇÃO	INCLINAÇÃO DA TUBULAÇÃO
▶▶	FLUXO FLUÍDO
COLUNA	NOME E NÚMERO DA COLUNA
ØDIAMETER	DIÂMETRO DA COLUNA

PEÇAS	
	CAIXA DE GORDURA COM INSPEÇÃO
	CAIXA DE INSPEÇÃO ESGOTO E PLUVIAL
	CAIXA SIFONADA 150x150x50 TAMPA EM INOX
	CAIXA SIFONADA 230x250x75 TAMPA CEGA BRANCA
	CAIXA SIFONADA 150x170x75 TAMPA EM INOX
	SIFÃO TIPO COPO
	TORNEIRA DE JARDIM

INCLINAÇÃO	
ESGOTO	
DIÂMETRO	DECLIVIDADE
<=75MM	2%
>=100MM	1%
VENTILAÇÃO ESGOTO	
DIÂMETRO	DECLIVIDADE
TOPOS	1%
PLUVIAL	
DIÂMETRO	DECLIVIDADE
TODOS	MÍNIMO 0,5% UTILIZAR 1%

SÍMBOLOS	
AL	ALIMENTAÇÃO / ENTRADA DE ÁGUA
AF	COLUNA ÁGUA FRIA POTÁVEL
CV	COLUNA VENTILAÇÃO
TP	TUBO DE QUEDA PLUVIAL
TQ	TUBO DE ESGOTO

ARROVAÇÃO:

ARQUITETURA E ENGENHARIA

(51) 9 9903-5785
arqengbox@gmail.com
Rua do Comércio, 37
Centro - Ibiáçara/RS

ANDRIELE PANISSON
Arquiteta e Urbanista
CAU A/86316-9

ALANA DOGENSKI
Engenheira Civil
CREA/RS 248165

PROJETO: PAVILHÃO PARA FEIRA DO PRODUTOR

ENDEREÇO: RUA PADRE ESTEVÃO VONSOSKI Nº 51 - CENTRO - SÃO VALENTIM/RS

PROPRIETÁRIO(A):

ÁREA: 312,72 m²

Prefeitura Municipal de São Valentim/RS
CNPJ: 87.613.378/0001-49

DATA: NOVEMBRO DE 2025

RESPONSÁVEIS TÉCNICOS:

DESENHO: LAURA

DESCRIÇÃO: HIDROSSANITÁRIO- PLANTA BAIXA

ESCALA: INDICADA

PRANCHA: 09/16

Arq. e Urb. Andrielle Panisson
CAU A/86316-9

Eng. Civil Alana Dogenski
CREA/RS 248165

* É PROIBIDO QUALQUER TIPO DE CÓPIA OU REPRODUÇÃO DESTA PROJETO. DIREITOS AUTORAIS RESERVADOS CONFORME ART. 184 DO CÓDIGO PENAL, LEI 5.288 DO CÓDIGO CIVIL E RES. DO CONFEA 225/71