



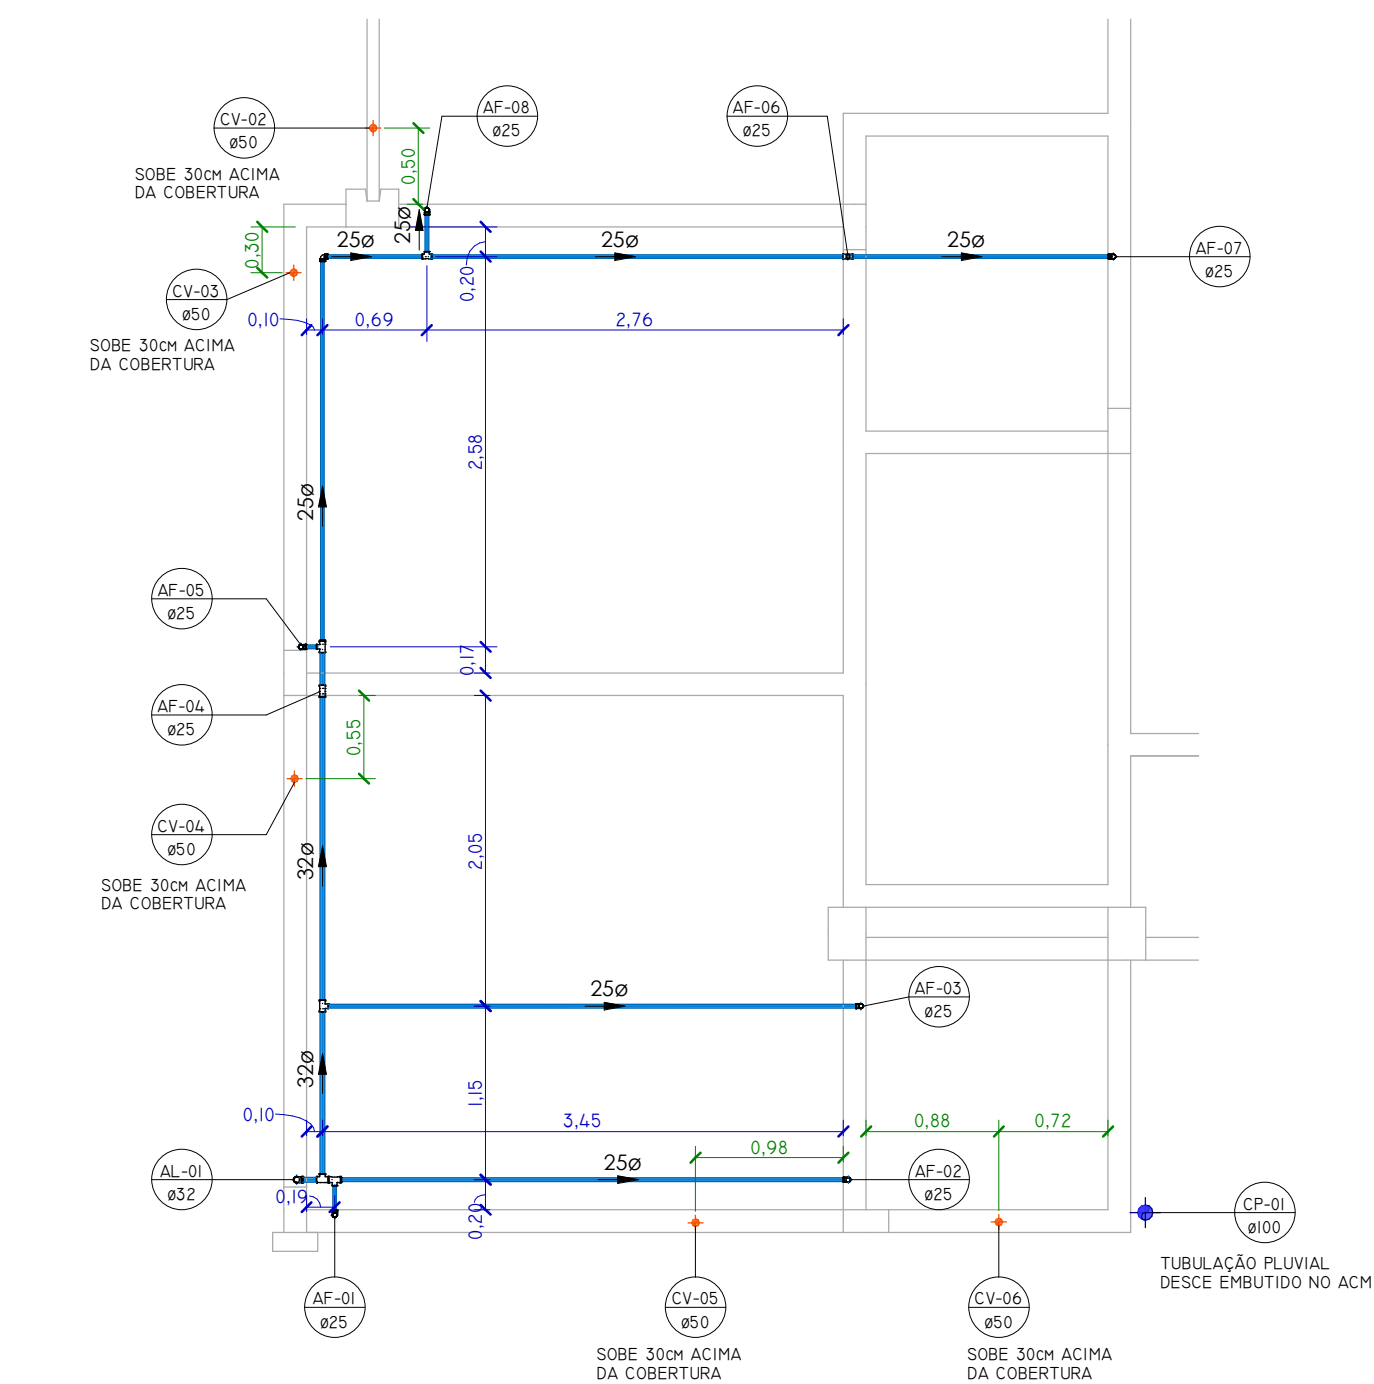


PLANTA BAIXA TUBULAÇÃO FORRO

ESCALA 1 : 50

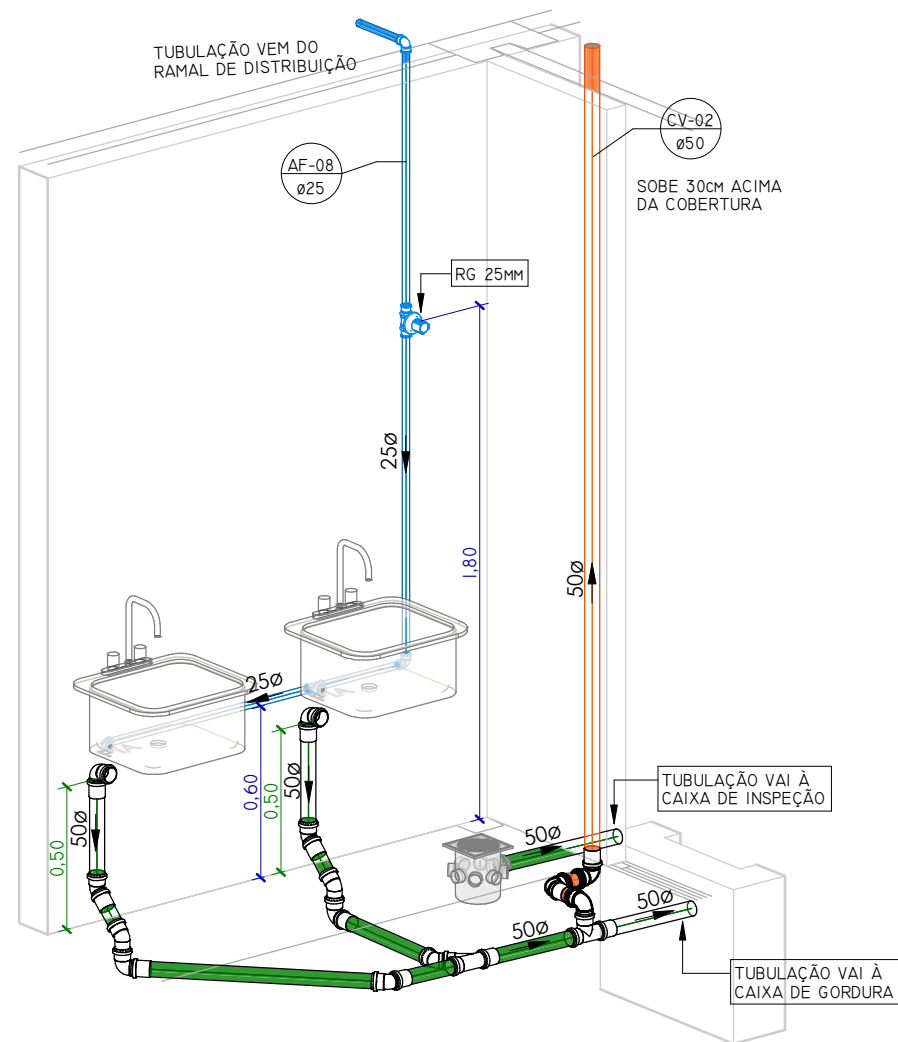


DETALHAMENTO COZINHA

ESCALA

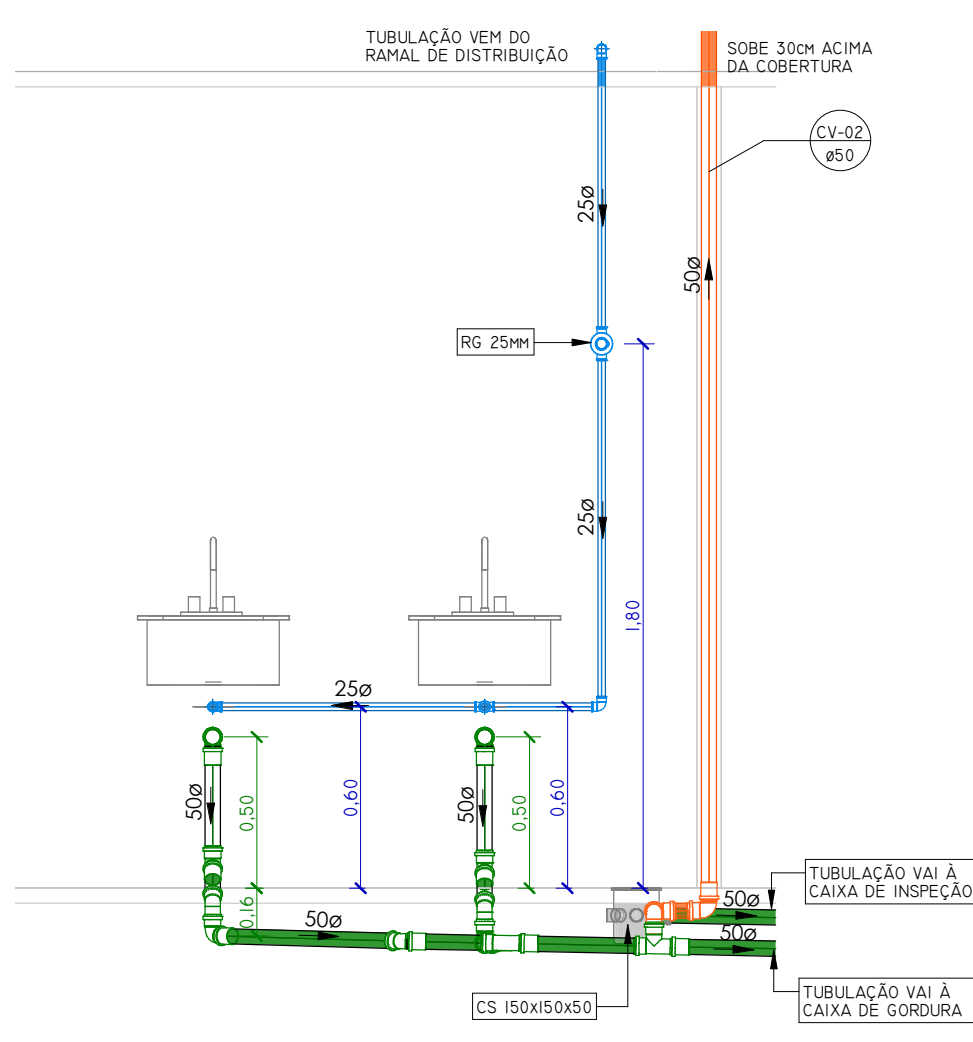


VISTA FRONTAL COZINHA

ESCALA 1 : 25

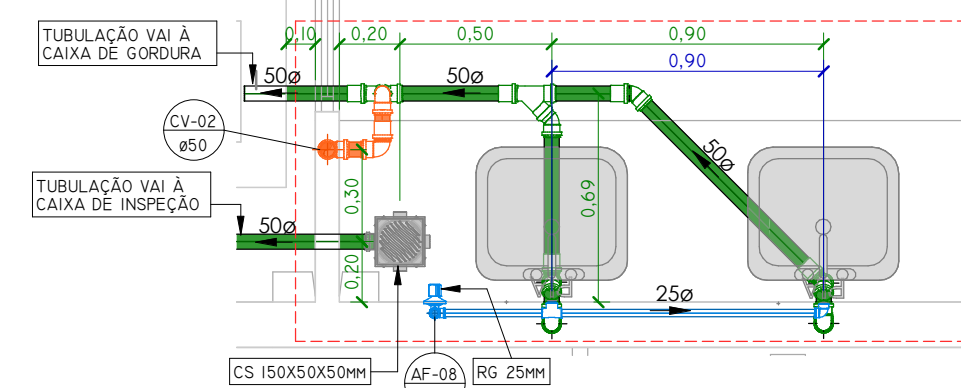


PLANTA BAIXA COZINHA

ESCALA 1 : 25

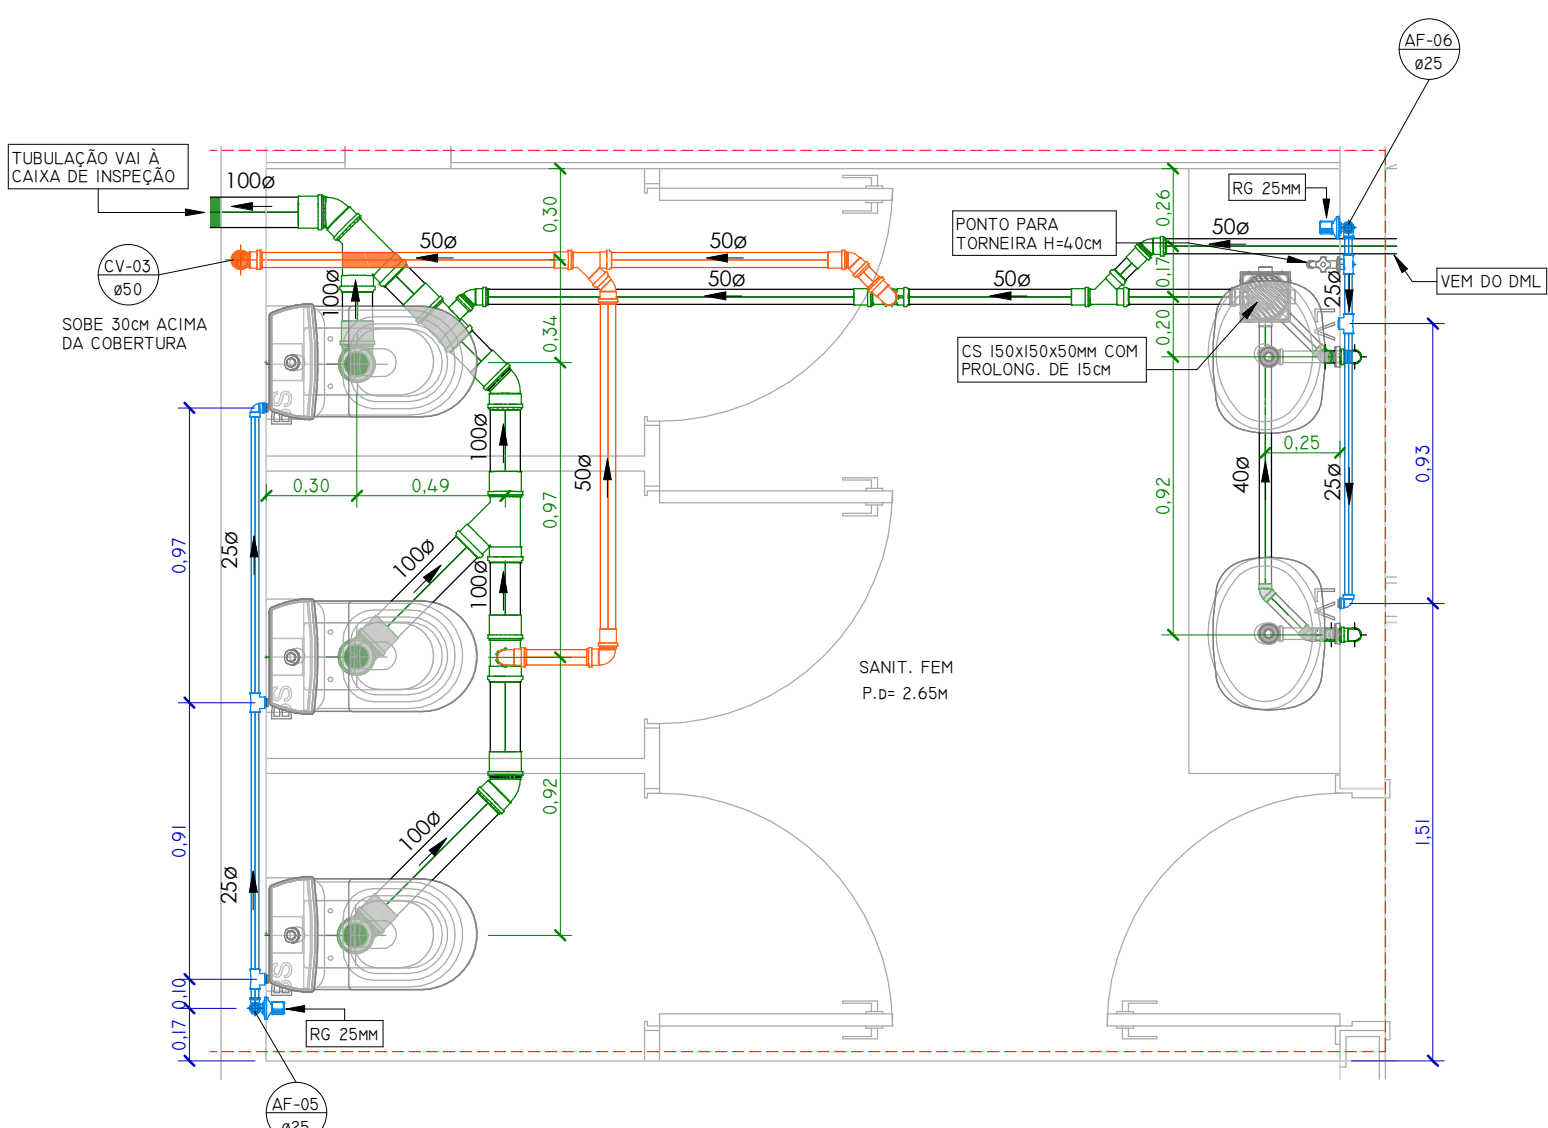


PLANTA BAIXA SANITÁRIO FEMININO

ESCALA 1 : 25

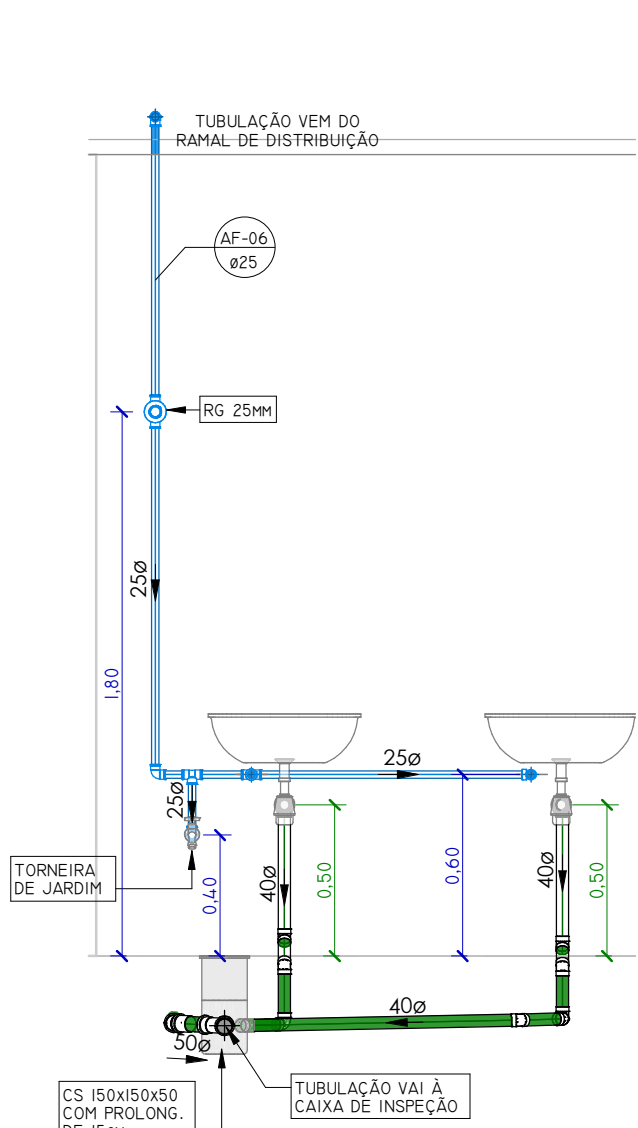


VISTA FRONTAL LAVATÓRIO FEMININO

ESCALA 1 : 25

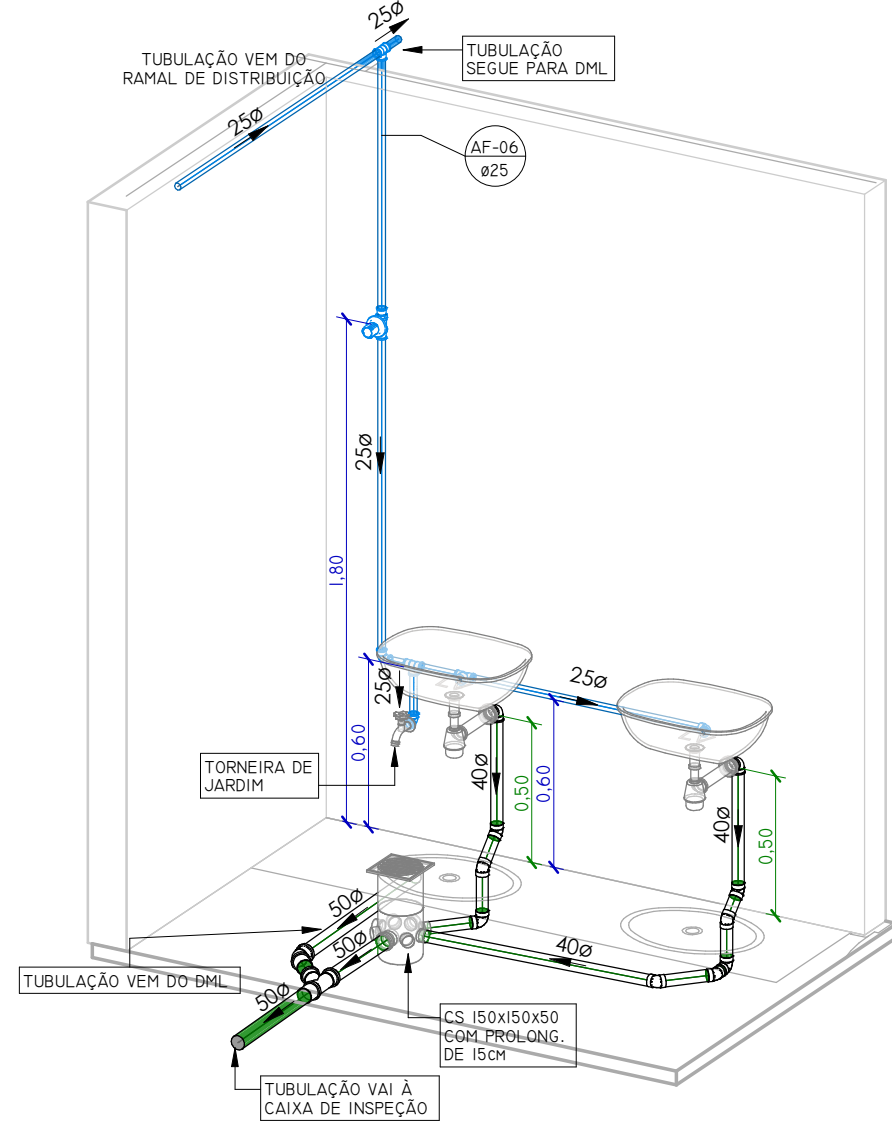


DETALHAMENTO LAVATÓRIO FEMININO

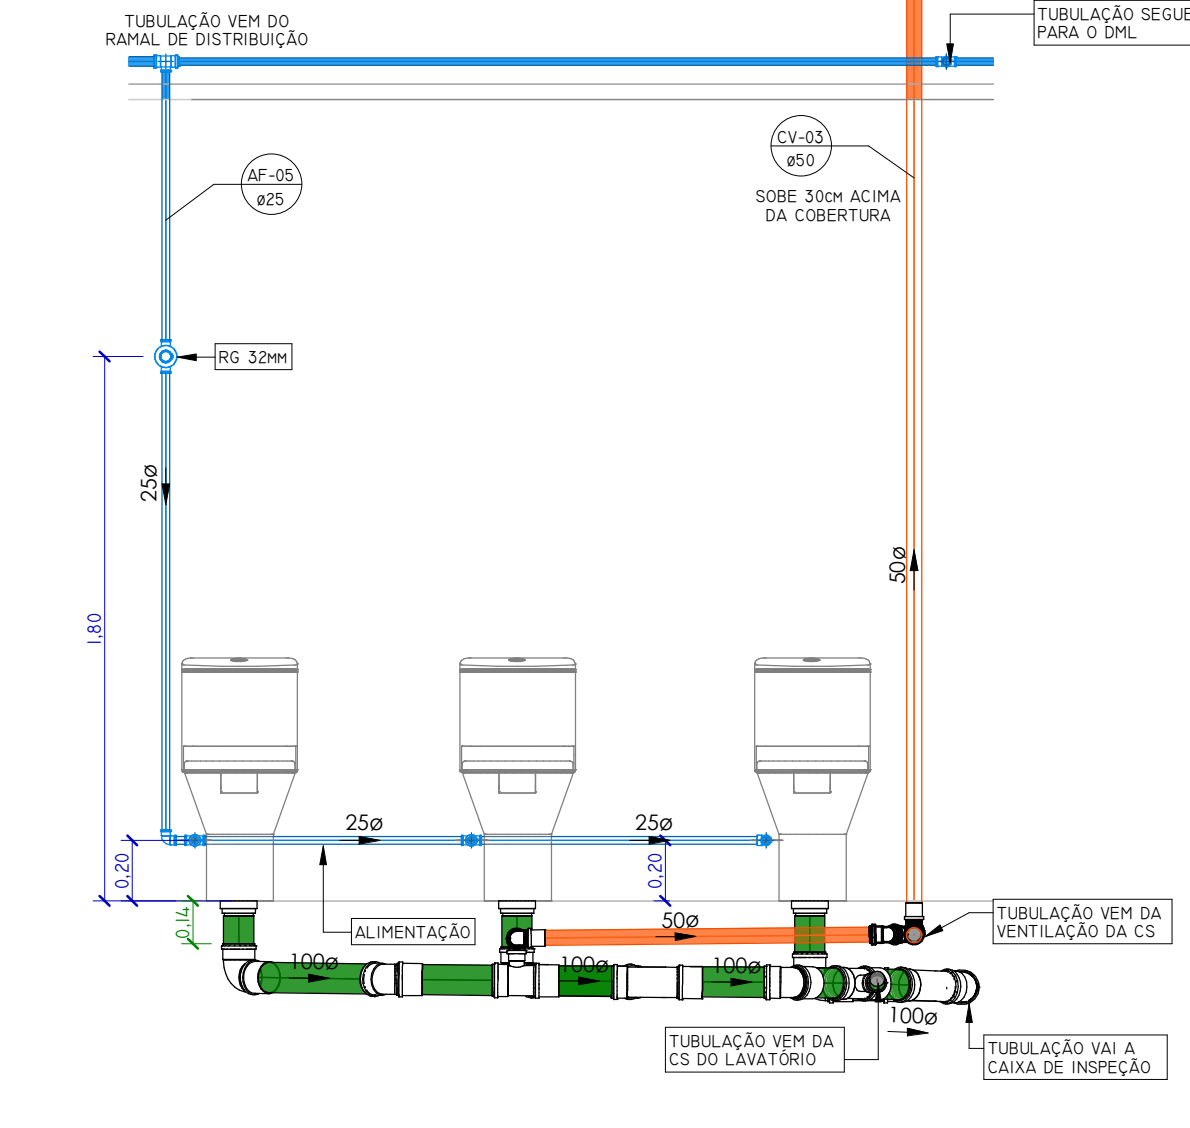


VISTA FRONTAL BACIA SANITÁRIA FEMININA

ESCALA 1 : 25

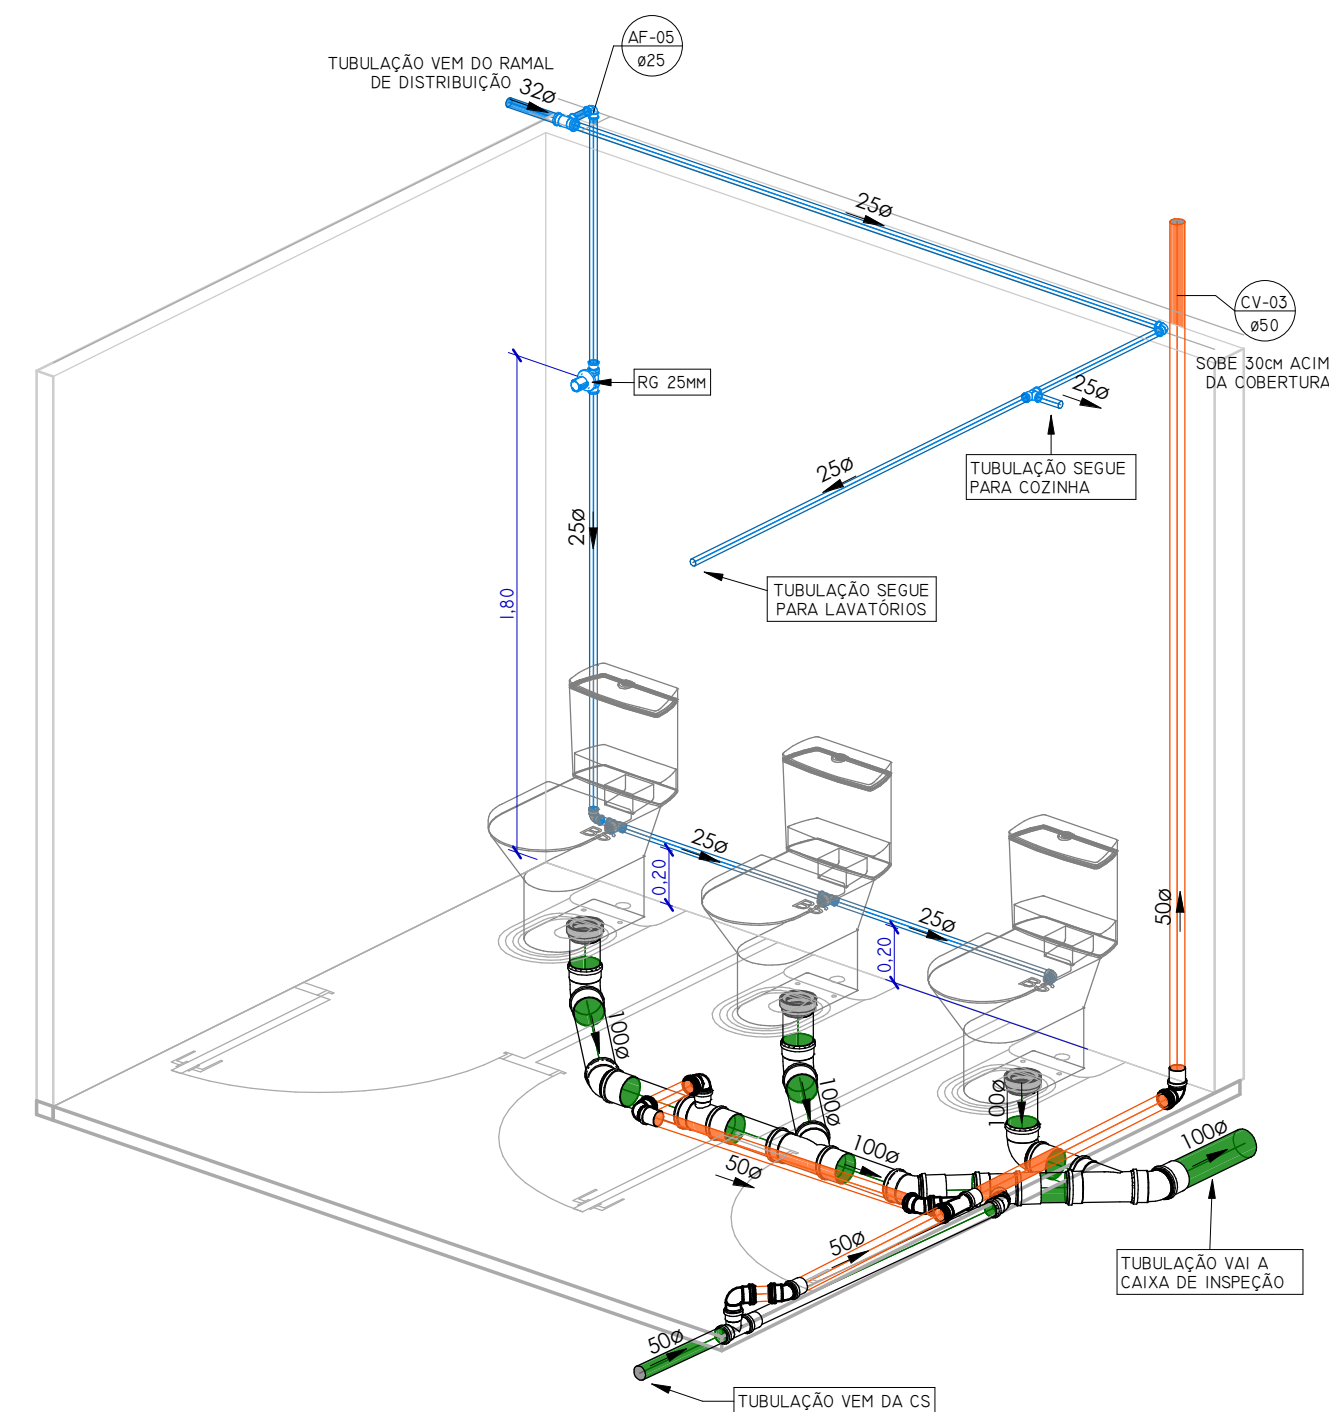


DETALHAMENTO BACIA SANITÁRIA FEMININA

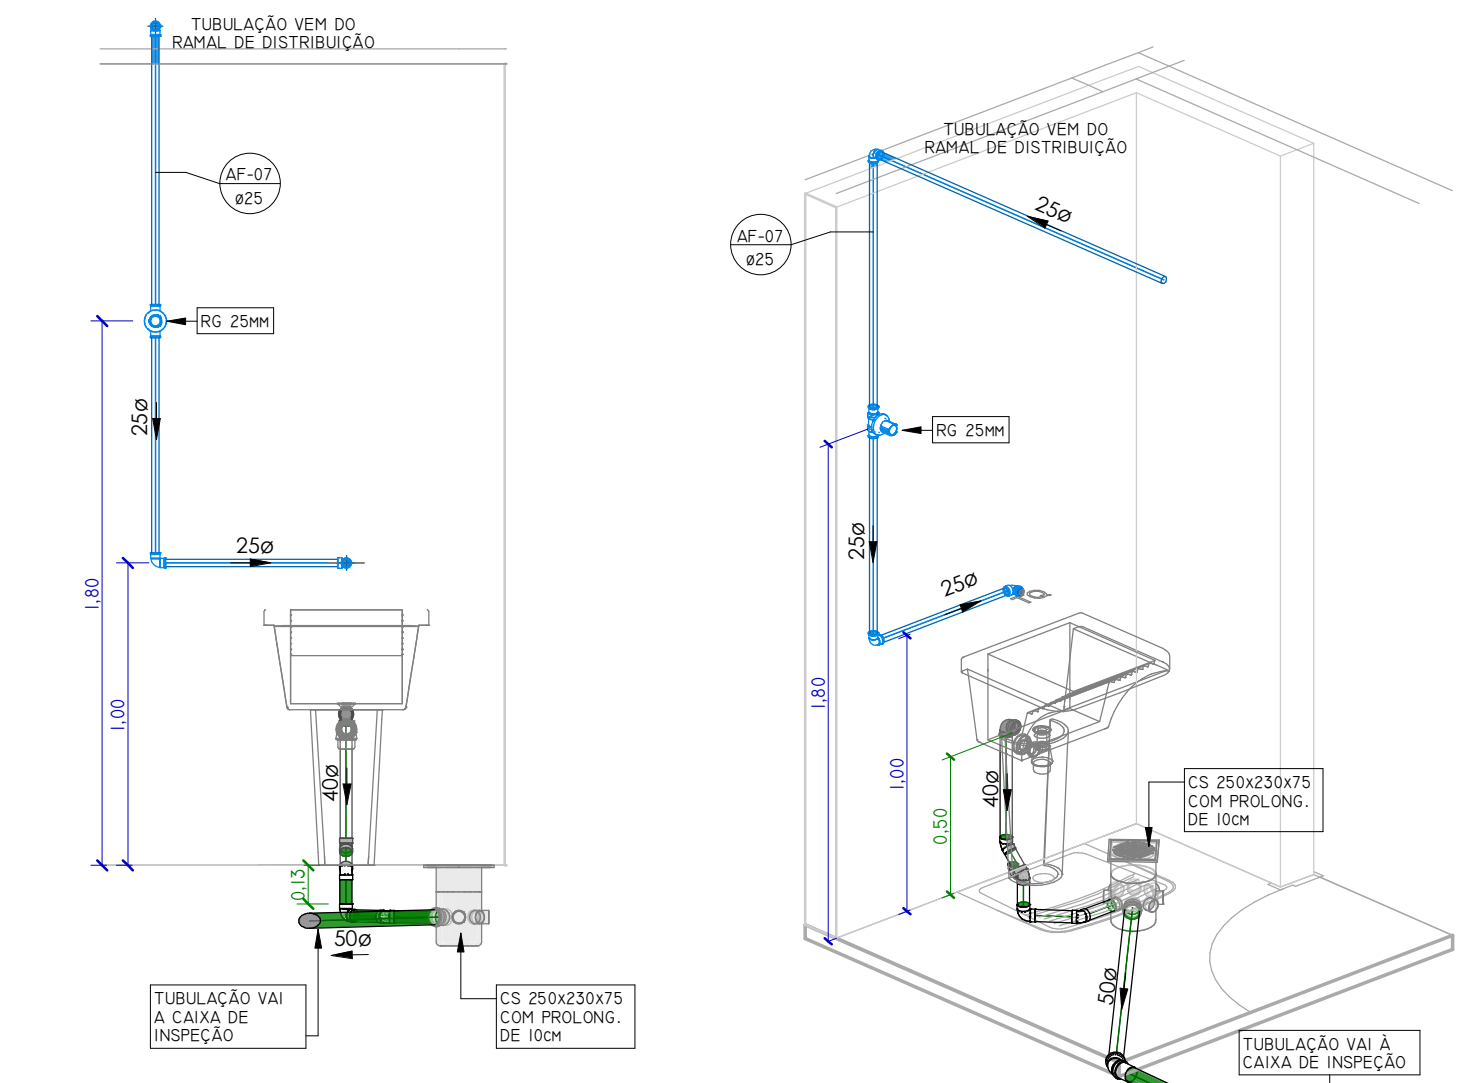


VISTA FRONTAL DML

ESCALA 1 : 25

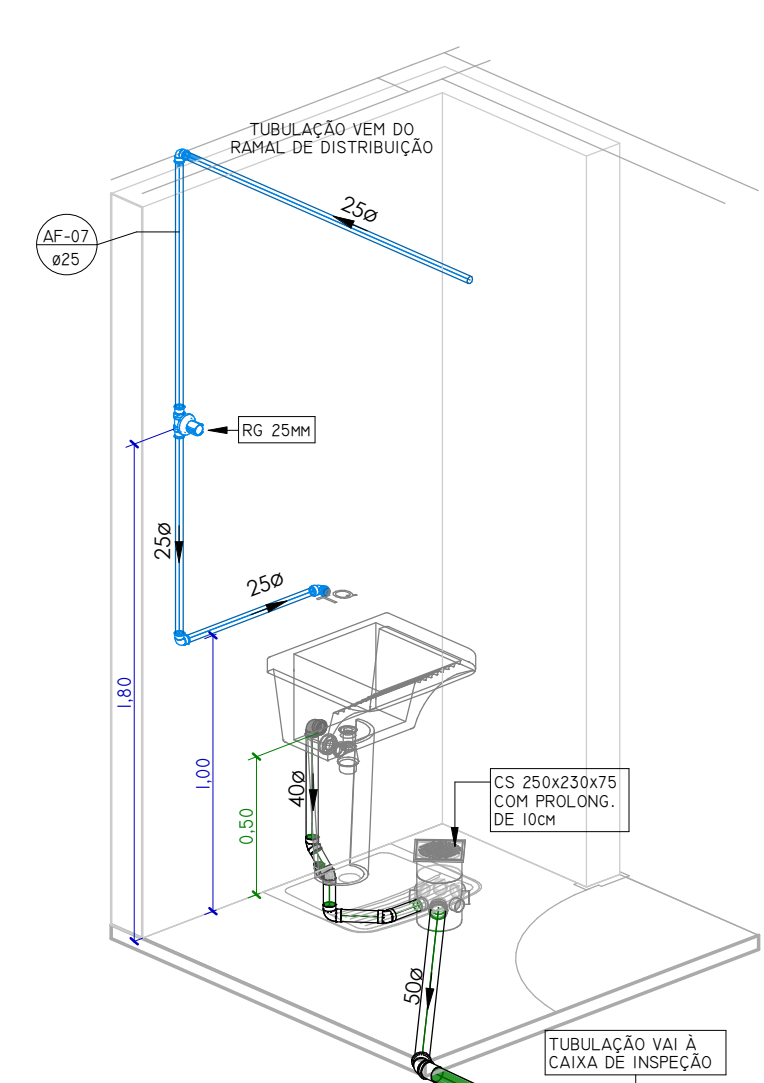


DETALHAMENTO DML

ESCALA

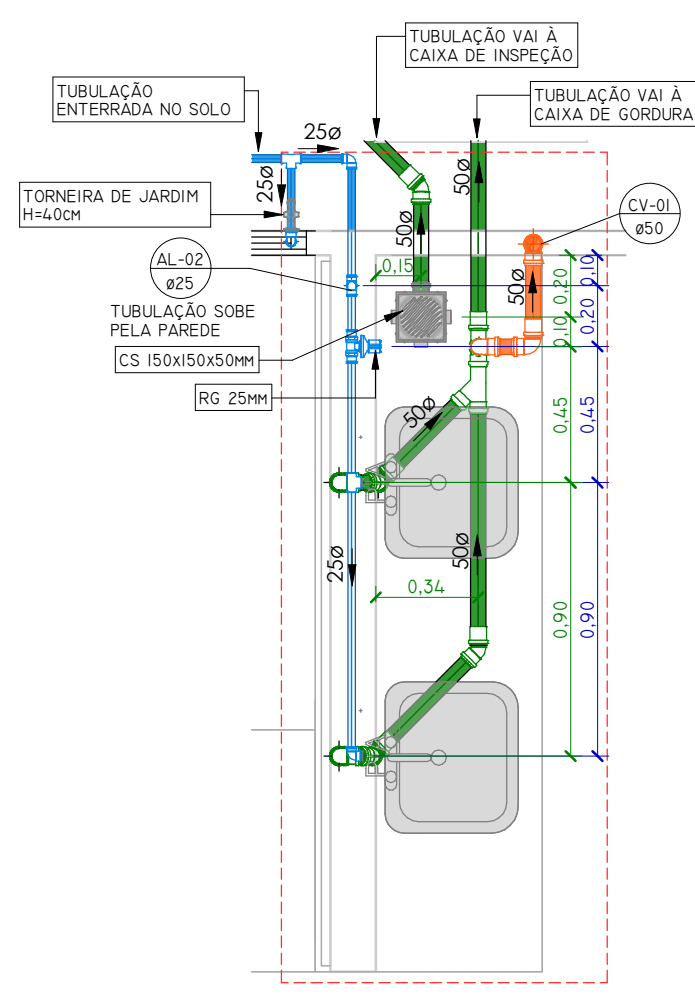


PLANTA BAIXA COPA

ESCALA 1 : 25

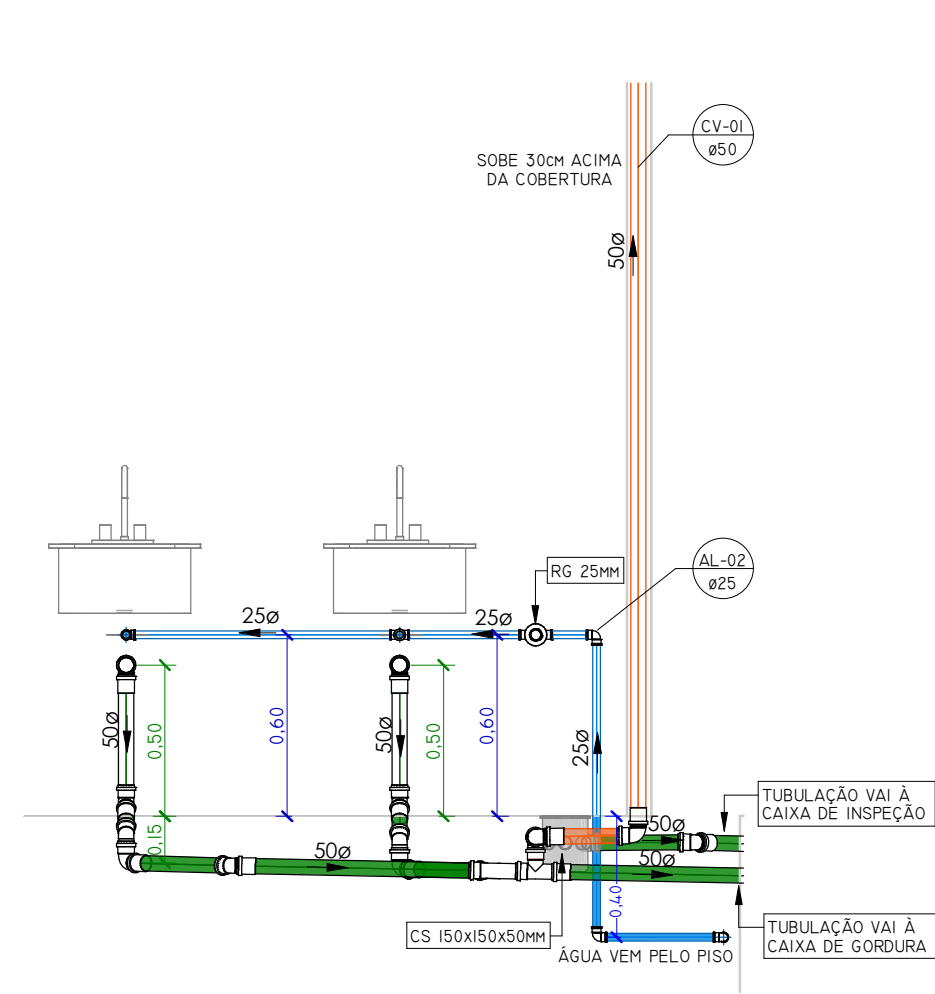

VISTA FRONTAL COPA

ESCALA 1 : 25

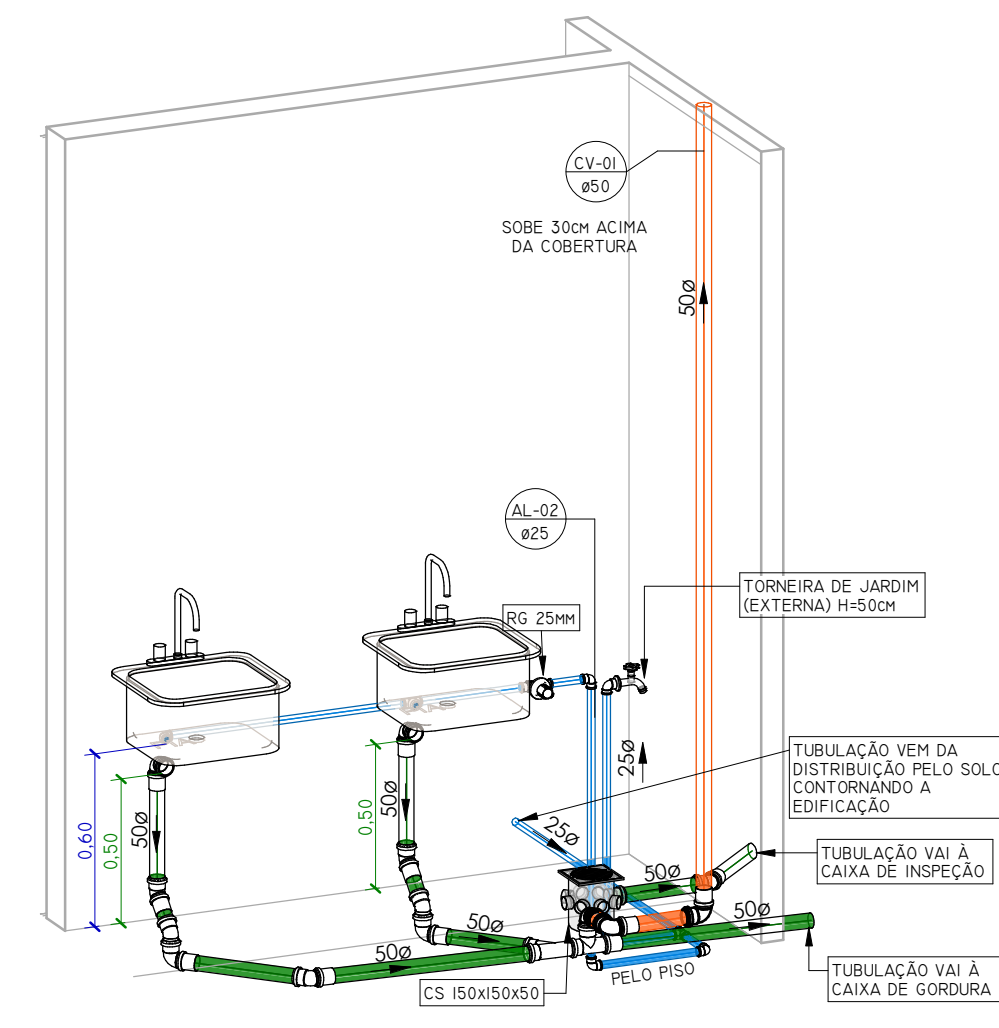

DETALHAMENTO COPA

TUBULAÇÃO	
	ÁGUA FRIA
	PLUVIAL
	ESGOTO SANITÁRIO
	VENTILAÇÃO

SÍMBOLOS	
	ØDIÂMETRO
	I=INCLINAÇÃO
	FLUXO FLUÍDO
	NOME E NÚMERO DA COLUNA
	DIÂMETRO DA COLUNA

INCLINAÇÃO	
ESGOTO	
DIÂMETRO	DECLIVIDADE
<=75MM	2%
>=100MM	1%
VENTILAÇÃO ESGOTO	
DIÂMETRO	DECLIVIDADE
TODOS	1%
PLUVIAL	
DIÂMETRO	DECLIVIDADE
TODOS	MÍNIMO 0,5% UTILIZAR 1%

SÍMBOLOS	
AL	ALIMENTAÇÃO / ENTRADA DE ÁGUA
AF	COLUNA ÁGUA FRIA POTÁVEL
CV	COLUNA VENTILAÇÃO
TP	TUBO DE QUEDA PLUVIAL
TQ	TUBO DE ESGOTO

PEÇAS	
	CAIXA DE GORDURA COM INSPEÇÃO
	CAIXA DE INSPEÇÃO ESGOTO E PLUVIAL
	CAIXA SIFONADA 150x150x50 TAMPA EM INOX
	CAIXA SIFONADA 230x250x75 TAMPA CEGA BRANCA
	CAIXA SIFONADA 150x170x75 TAMPA EM INOX
	SIFÃO TIPO COPO
	TORNEIRA DE JARDIM

AROAÇÃO:

ARQUITETURA E ENGENHARIA

(51) 9 9903-5785
orengbox@gmail.com
Rua do Comércio, 37
Centro - Ibiá/RS

ANDRIELE PANISSON
Arquiteta e Urbanista
CAU A186316-9

ALANA DOGENSKI
Engenheira Civil
CREA/RS 248165

PROJETO: PAVILHÃO PARA FEIRA DO PRODUTOR

ENDEREÇO: RUA PADRE ESTEVÃO VONSOSKI Nº 51- CENTRO - SÃO VALENTIM/RS

PROPRIETÁRIO(A):

ÁREA: 312,72 m²

DATA: NOVEMBRO DE 2025

DESENHO: LAURA

DESCRIÇÃO: HIDROSSANITÁRIO- DETALHAMENTOS

ESCALA: INDICADA

PRANCHA: 10/16

Arq. e Urb. Andrielle Panisson
CAU A186316-9

Eng. Civil Alana Dogenski
CREA/RS 248165

Projeto Municipal de São Valentim/RS
CNPJ: 07.635.378/0001-40

É PROIBIDO QUALQUER TIPO DE CÓPIA OU REPRODUÇÃO DESTES DADOS. DADOS AUTORIZADOS CONFORME ART. 184 DO CÓDIGO PENAL, LEI 5042/00 CÓDIGO CIVIL E REG. DO COMÉRCIO 2007.