




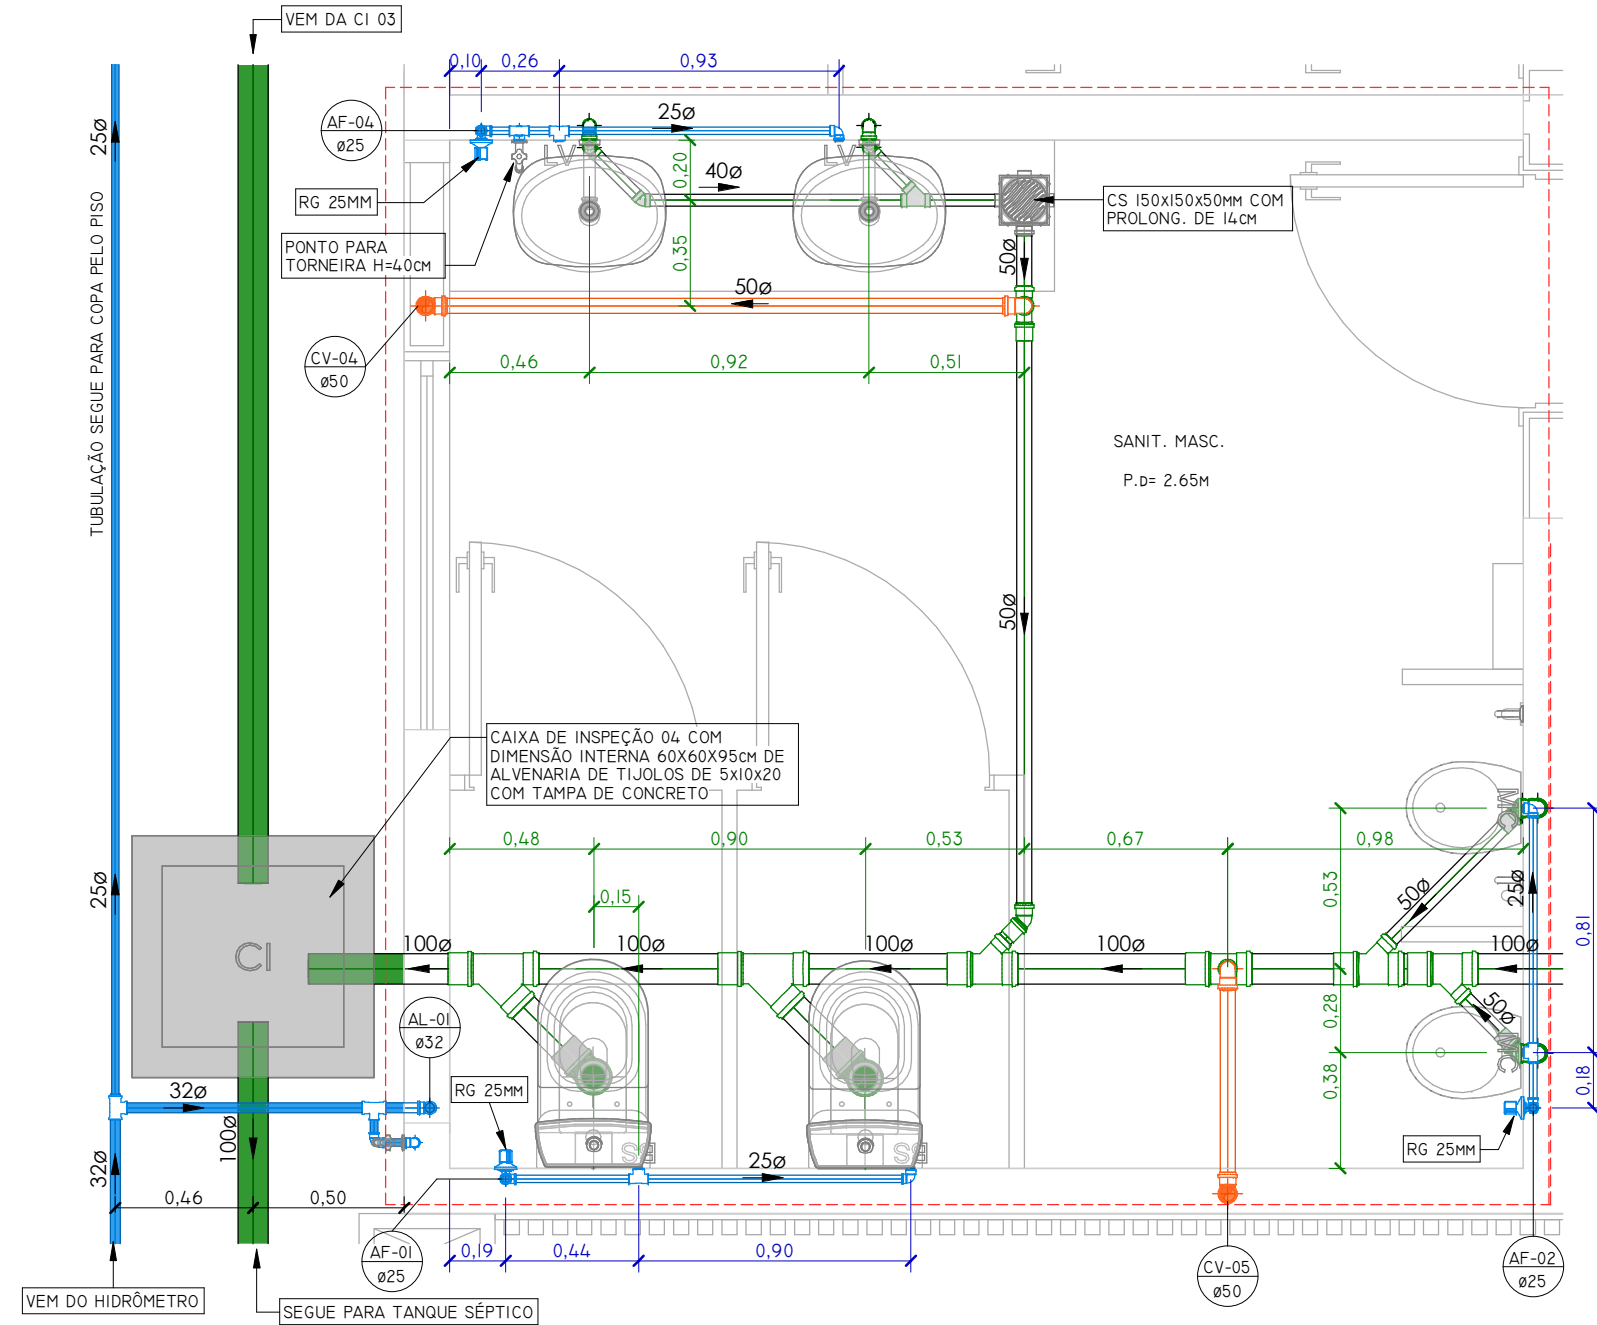


PLANTA BAIXA SANITÁRIO MASCULINO
ESCALA 1 : 25

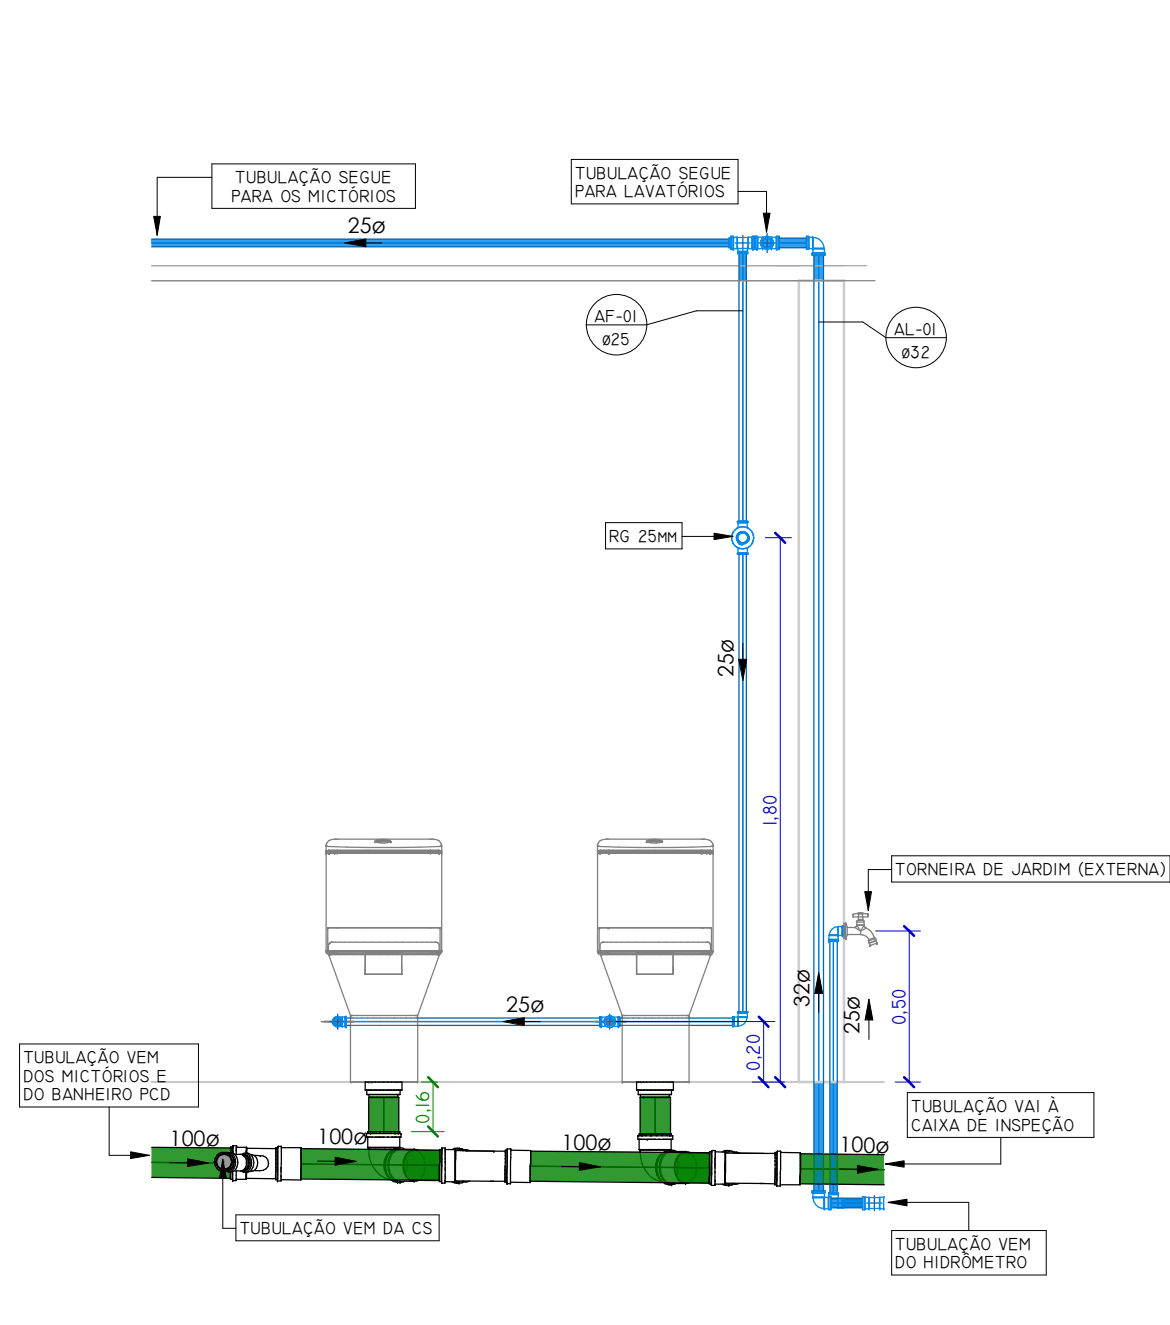


VISTA FRONTAL BACIA SANITÁRIA MASCULINO
ESCALA 1 : 25

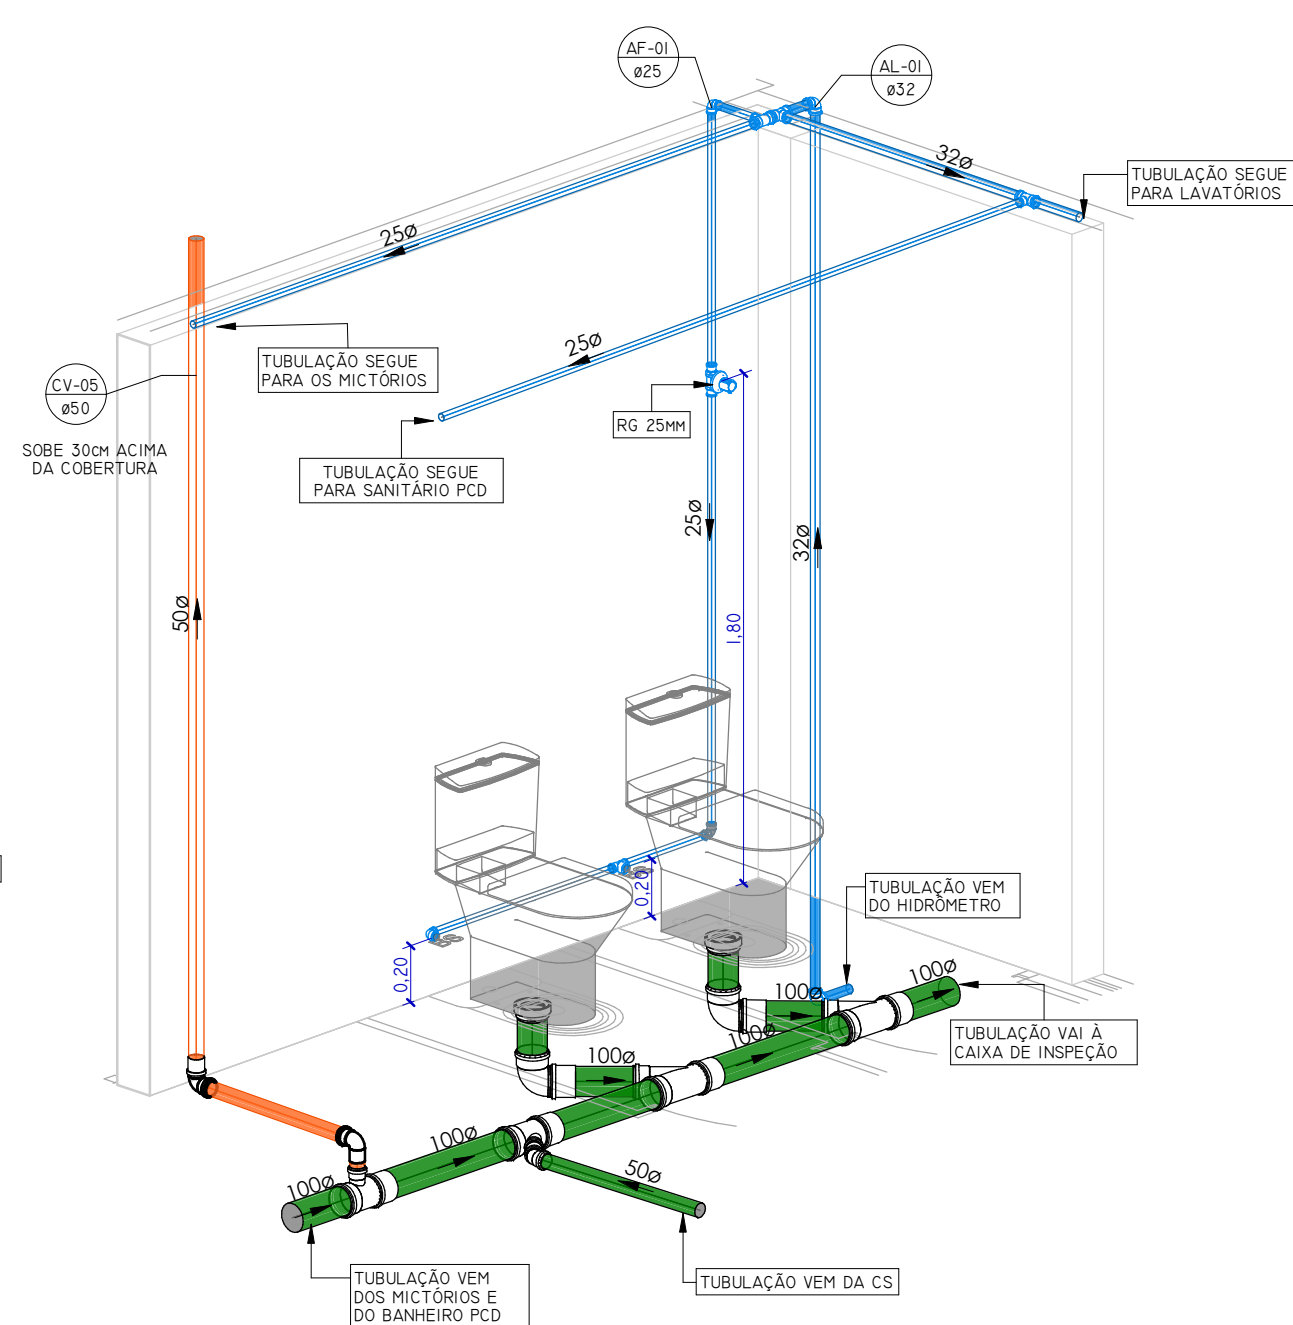


DETALHAMENTO BACIA SANITÁRIA MASCULINO

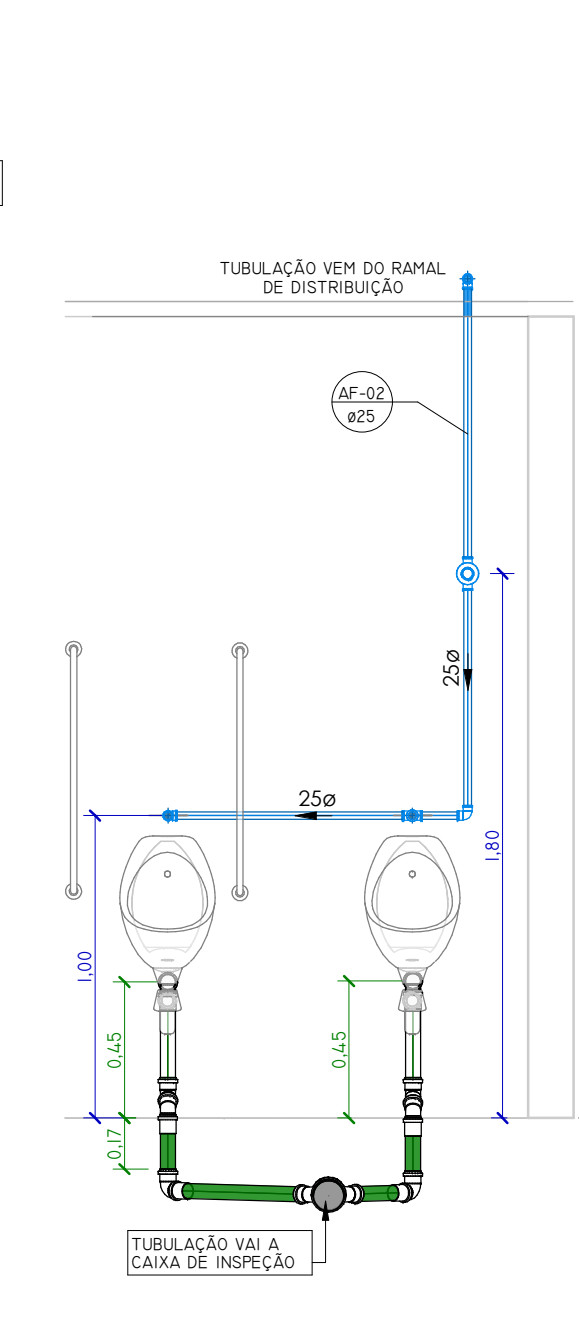


VISTA FRONTAL MICTÓRIO MASCULINO
ESCALA 1 : 25

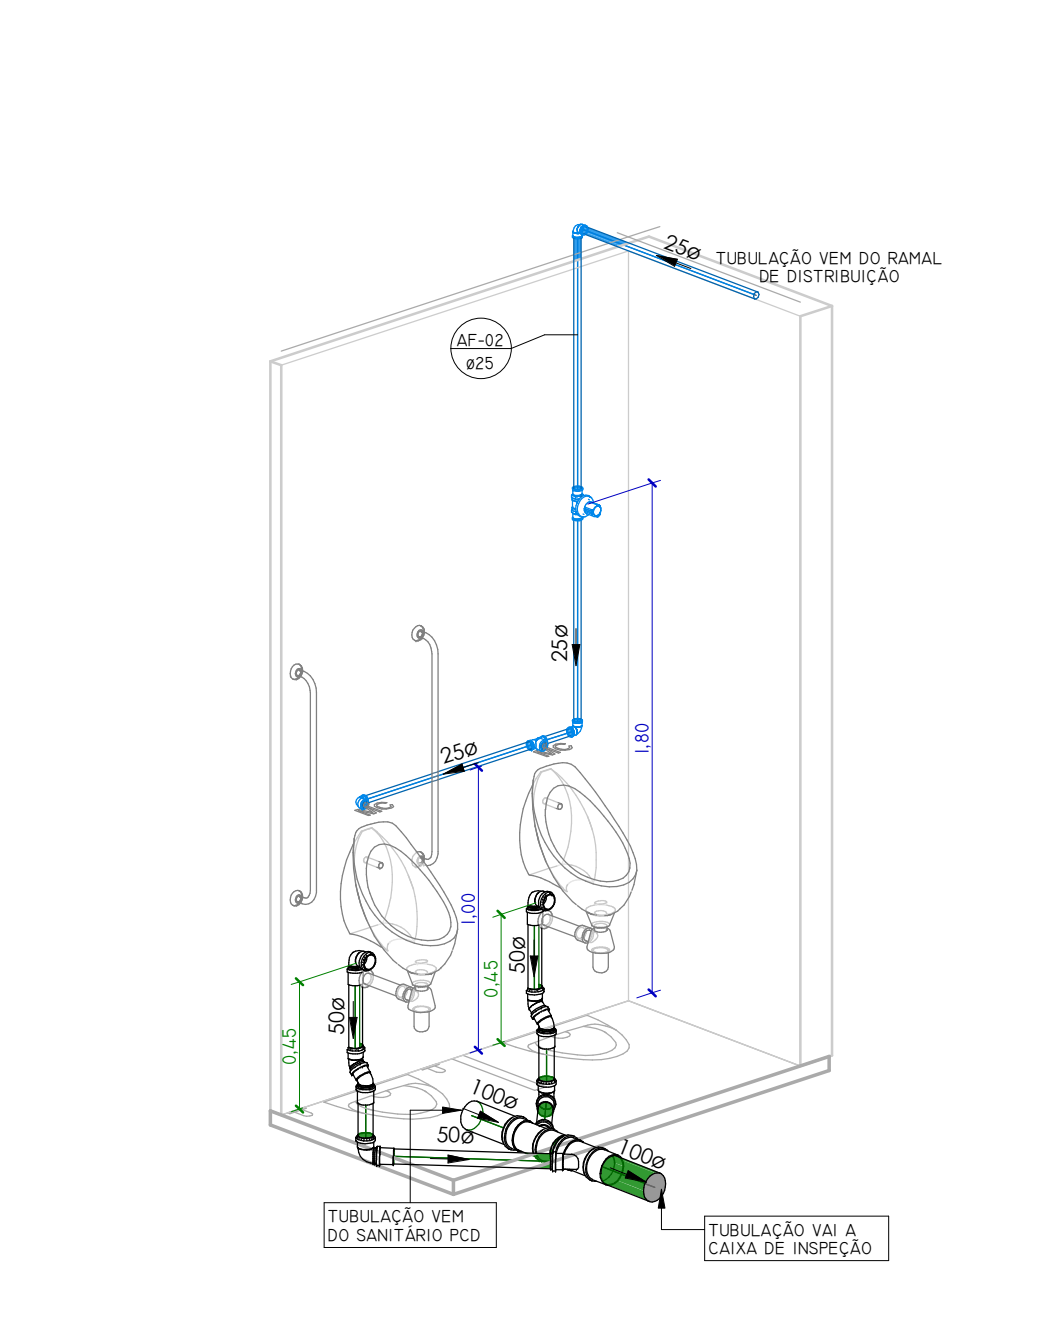


DETALHAMENTO MICTÓRIO SANITÁRIO MASCULINO

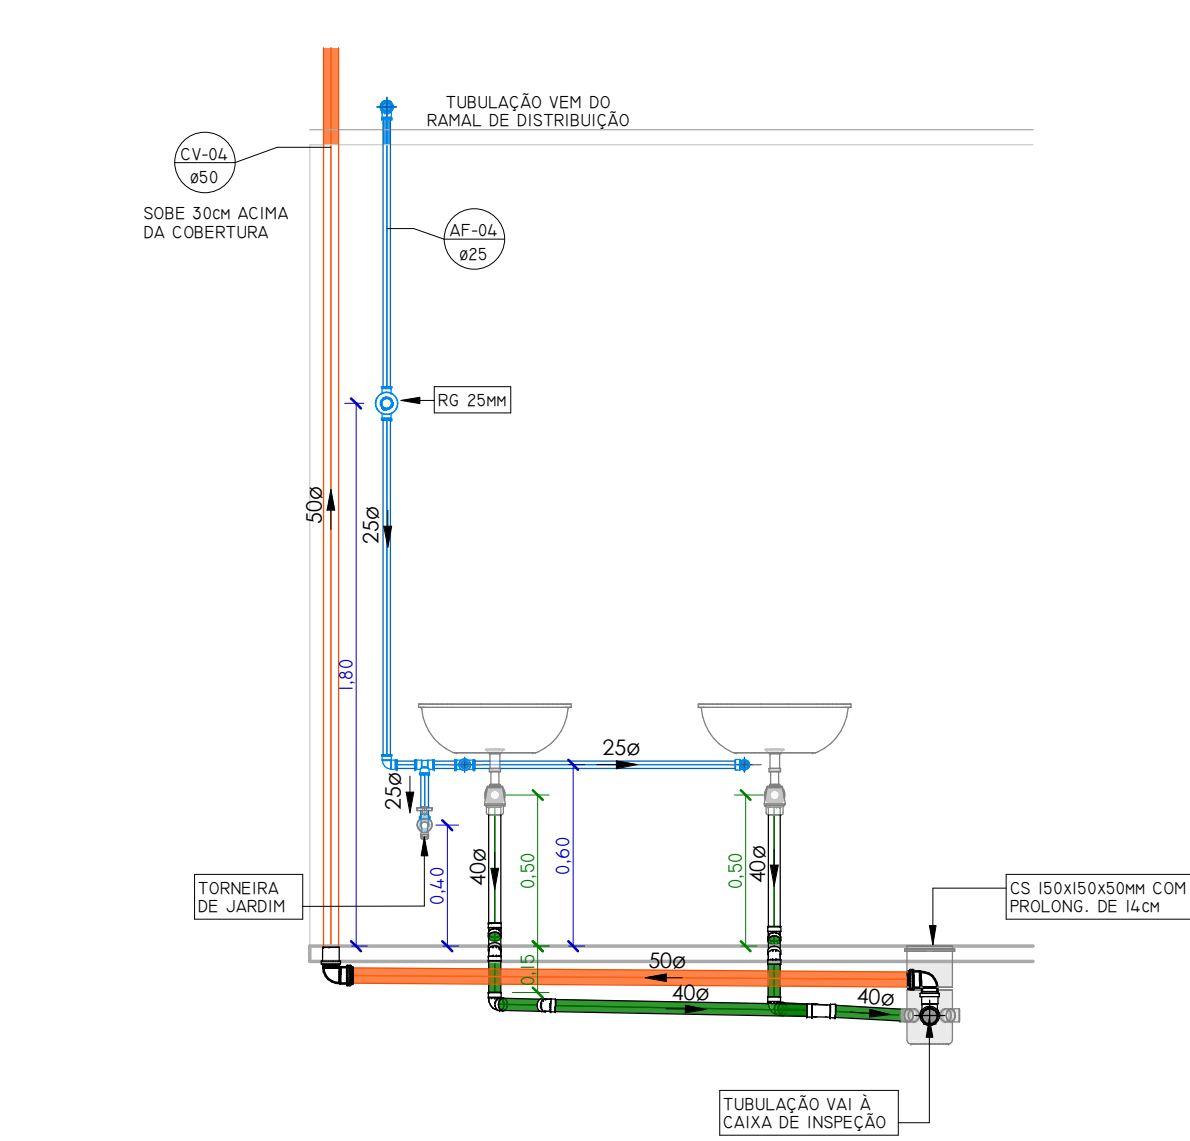


VISTA FRONTAL LAVATÓRIO MASCULINO
ESCALA 1 : 25

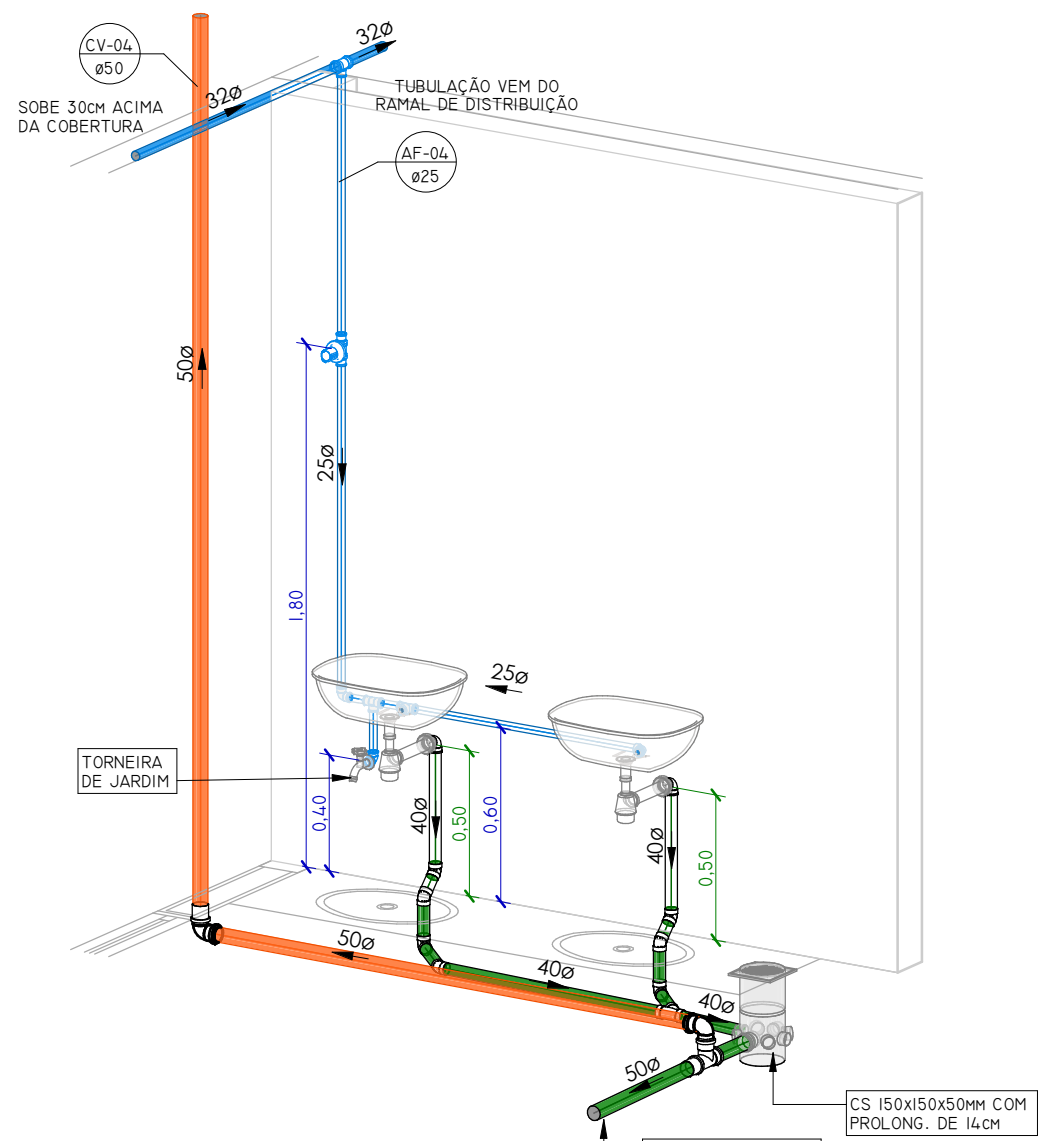


DETALHAMENTO LAVATÓRIO MASCULINO

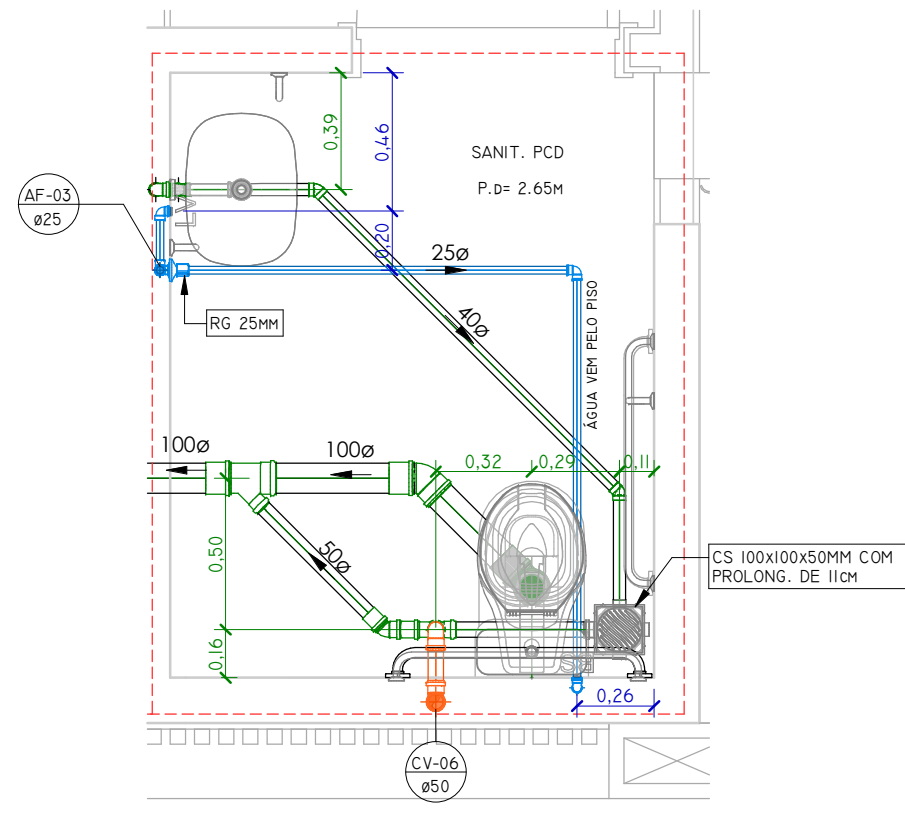

PLANTA BAIXA SANITÁRIO PCD
ESCALA 1 : 25

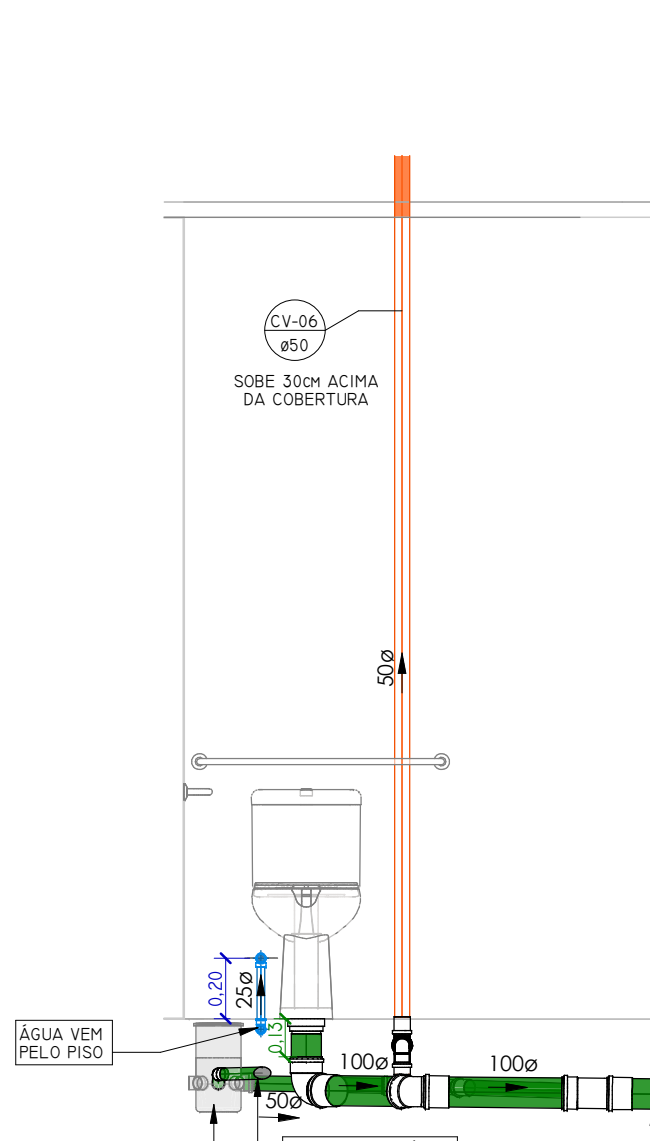

VISTA FRONTAL BACIA SANITÁRIA PCD
ESCALA 1 : 25

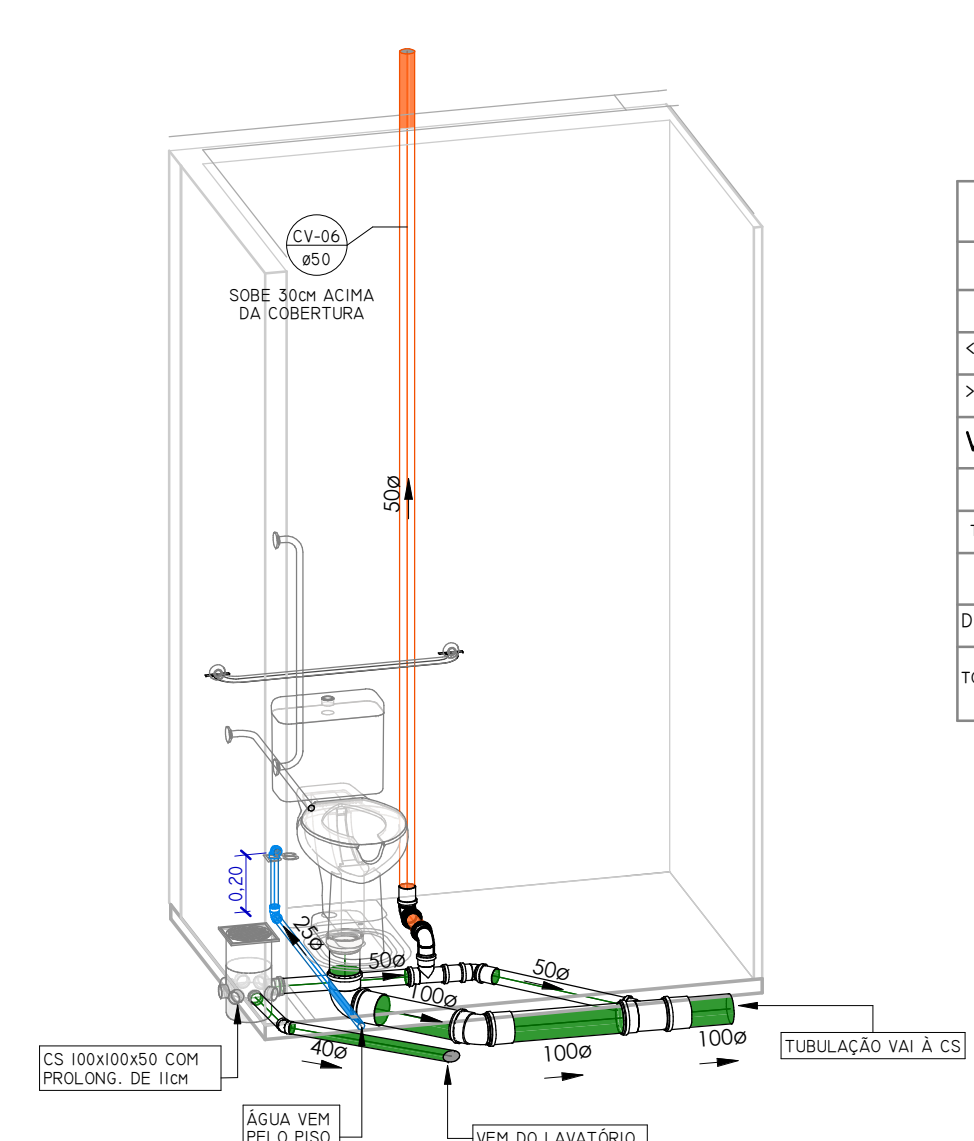


DETALHAMENTO BACIA SANITÁRIA PCD


INCLINAÇÃO	
ESGOTO	
DIÂMETRO	DECLIVIDADE
<=75MM	2%
>=100MM	1%
VENTILAÇÃO ESGOTO	
DIÂMETRO	DECLIVIDADE
TODOS	1%
PLUVIAL	
DIÂMETRO	DECLIVIDADE
TODOS	MÍNIMO 0.5% UTILIZAR 1%

TUBULAÇÃO	
	ÁGUA FRIA
	PLUVIAL
	ESGOTO SANITÁRIO
	VENTILAÇÃO


PEÇAS	
	CAIXA DE GORDURA COM INSPEÇÃO
	CAIXA DE INSPEÇÃO ESGOTO E PLUVIAL
	CAIXA SIFONADA 150x150x50 TAMPA EM INOX
	CAIXA SIFONADA 230x250x75 TAMPA CEGA BRANCA
	CAIXA SIFONADA 150x170x75 TAMPA EM INOX
	SIFÃO TIPO COPO
	TORNEIRA DE JARDIM

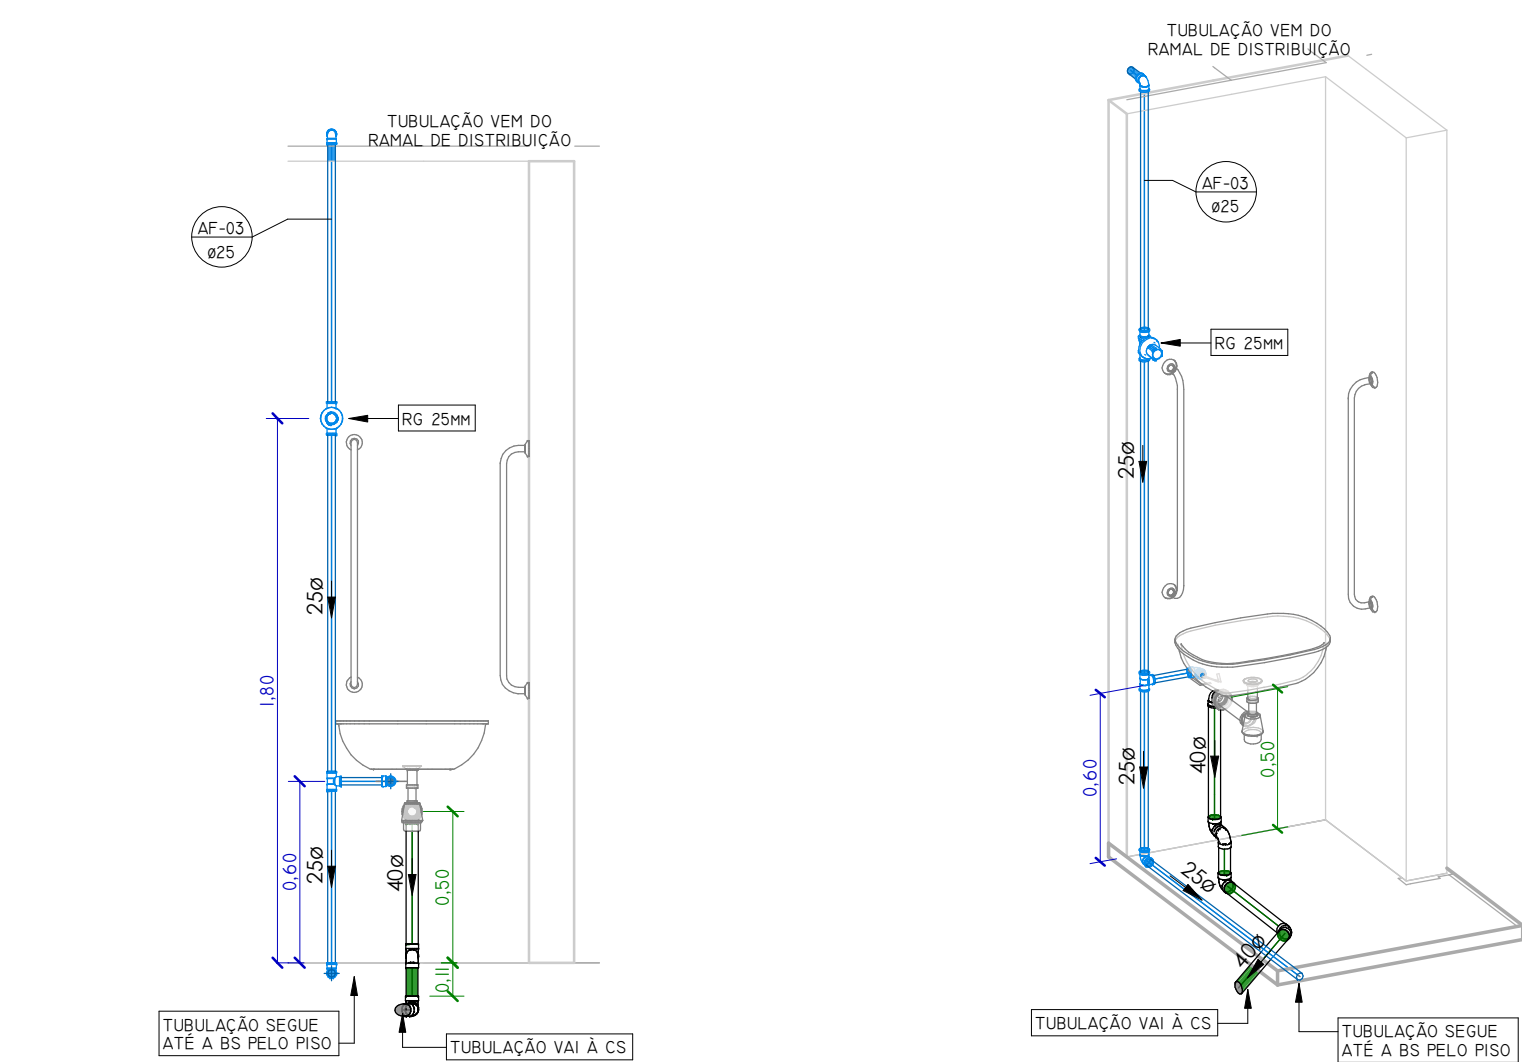

VISTA FRONTAL LAVATÓRIO PCD
ESCALA 1 : 25

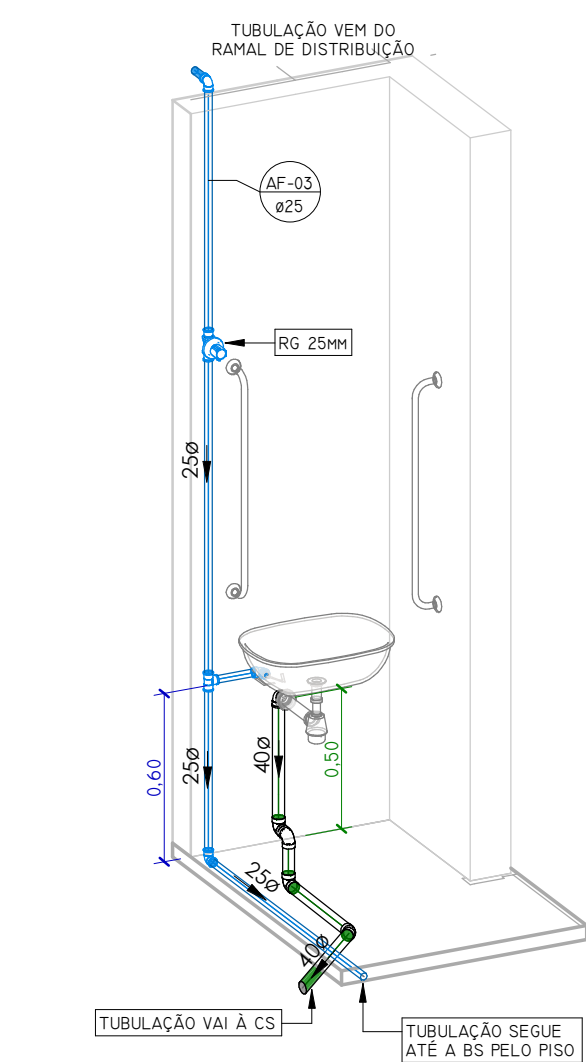

DETALHAMENTO LAVATÓRIO PCD

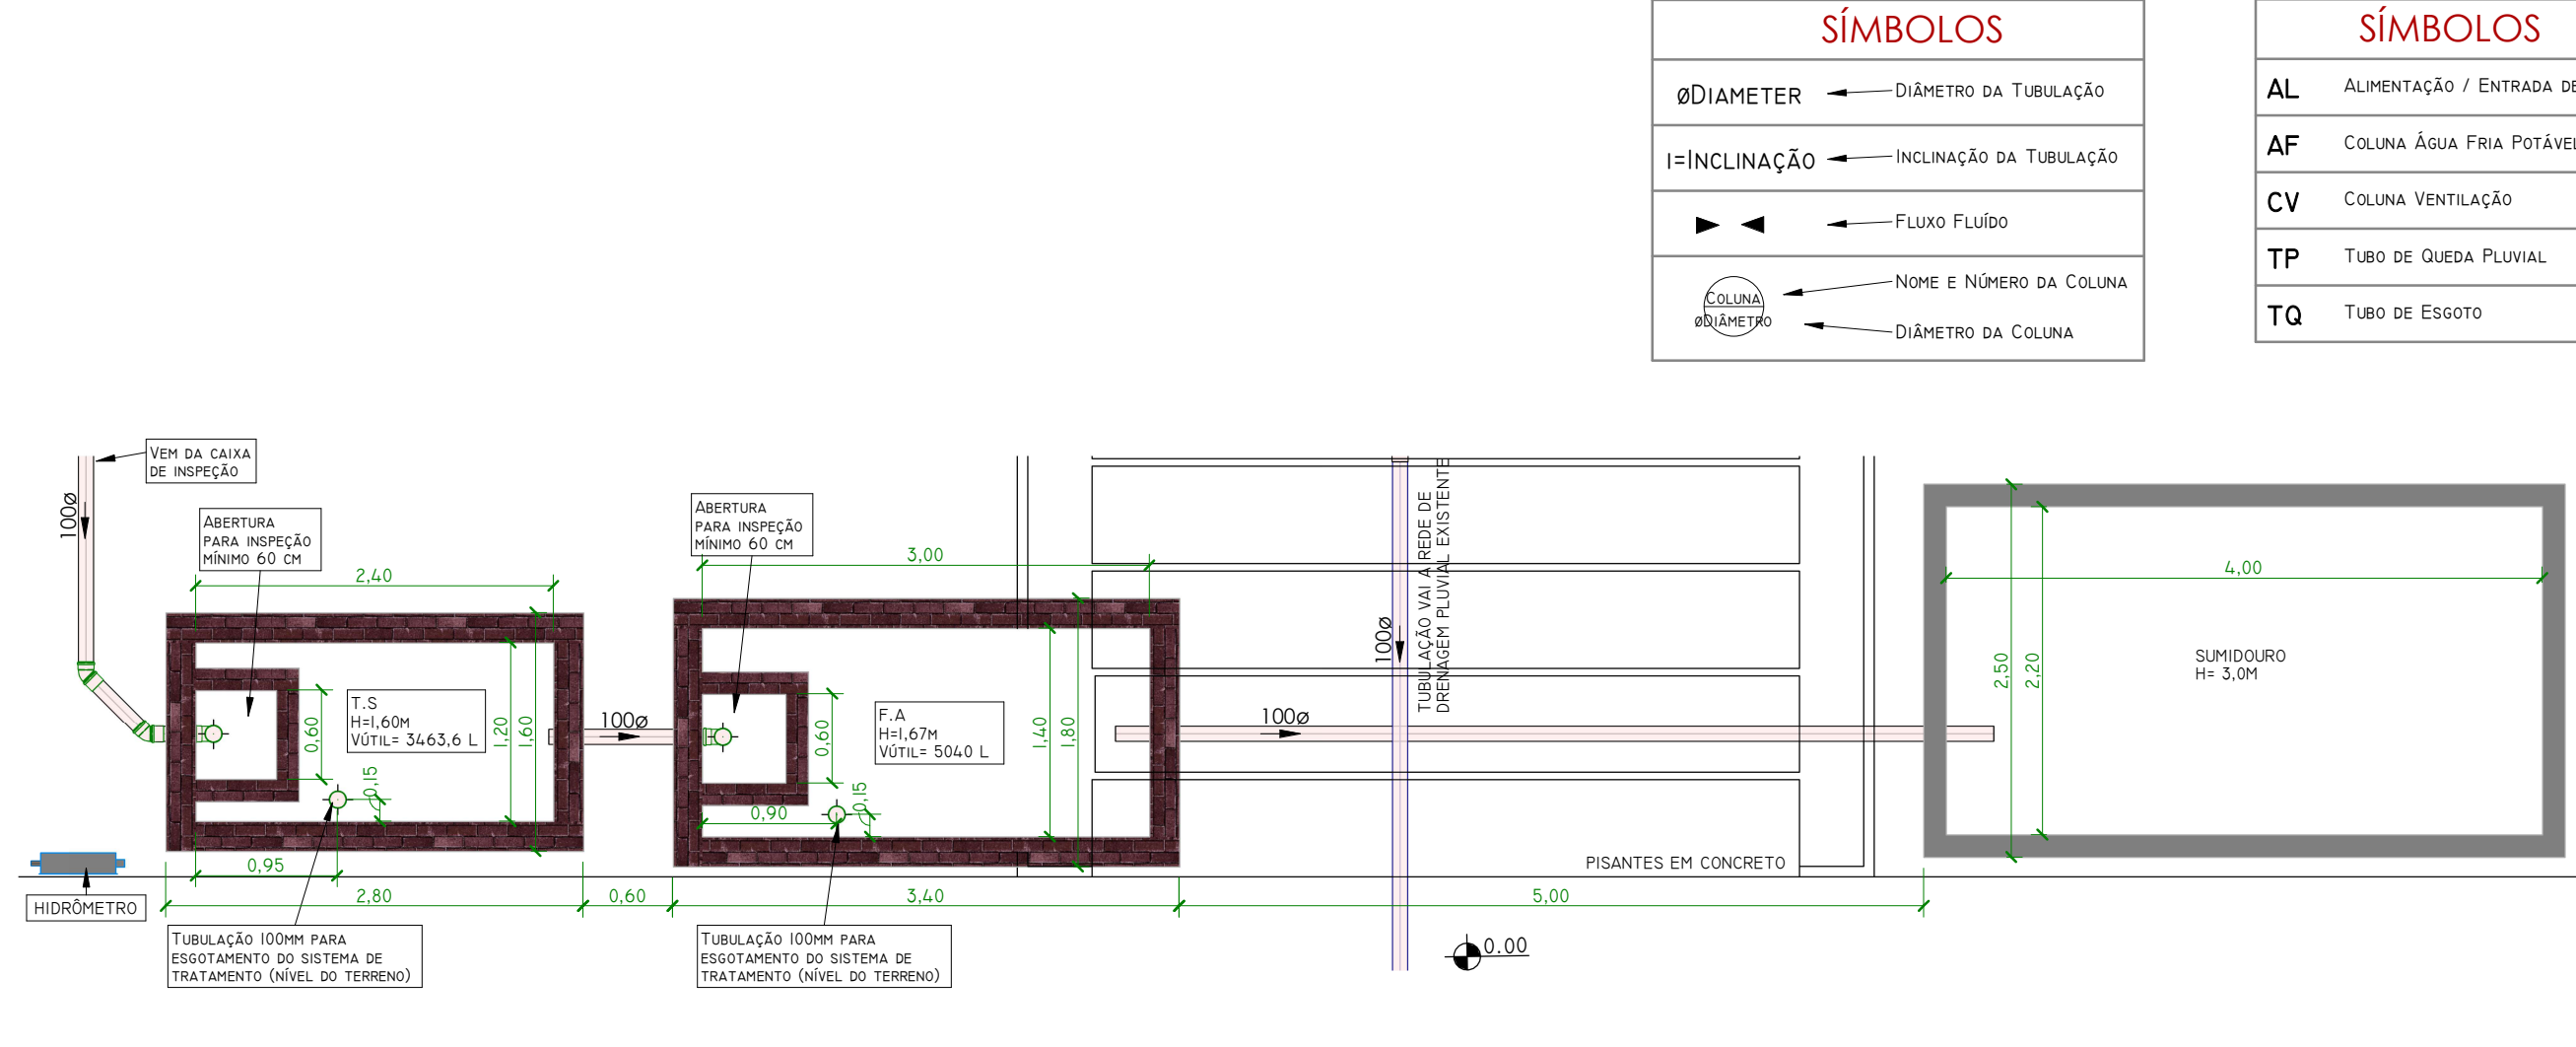

PLANTA BAIXA - TRATAMENTO DE ESGOTO
ESCALA 1 : 50

SÍMBOLOS	
ØDIAMETER	DIÂMETRO DA TUBULAÇÃO
I=INCLINAÇÃO	INCLINAÇÃO DA TUBULAÇÃO
▶▶	FLUXO FLUÍDO
COLUNA	NOME E NÚMERO DA COLUNA
ØDIAMETER	DIÂMETRO DA COLUNA

SÍMBOLOS	
AL	ALIMENTAÇÃO / ENTRADA DE ÁGUA
AF	COLUNA ÁGUA FRIA POTÁVEL
CV	COLUNA VENTILAÇÃO
TP	TUBO DE QUESA PLUVIAL
TQ	TUBO DE ESGOTO

AROVAÇÃO:



(51) 9 9903-5785
outboxeng@gmail.com
Rua do Comércio, 37
Centro - Ibiçá/RS

ANDRIELE PANISSON
Arquiteta e Urbanista
CAU A186316-9

ALANA DOGENSKI
Engenheira Civil
CREA/RS 248165

PROJETO: PAVILHÃO PARA FEIRA DO PRODUTOR

ENDEREÇO: RUA PADRE ESTEVÃO VONSOSKI Nº 51 - CENTRO - SÃO VALENTIM/RS

PROPRIETÁRIO(A):

ÁREA: 312,72 m²

Prefeitura Municipal de São Valentim/RS
CNPJ: 07.633.378/0001-40

DATA: NOVEMBRO DE 2025

DESENHO: LAURA

DESCRIÇÃO: HIDROSSANITÁRIO- DETALHAMENTOS

ESCALA: INDICADA

PRANCHA: 11/16

Arq. e Urb. Andrielle Panisson

Eng. Civil Alana Dogenski

LE PROIBIDO QUALQUER TIPO DE CÓPIA OU REPRODUÇÃO DESTE PROJETO. DIREITOS AUTORAIS RESERVADOS CONFORME ART. 184 DO CÓDIGO PENAL. LE 5988 DO CÓDIGO CIVIL E RES. DO CONFEA 2007.